

**DEFENSORÍA GENERAL (MPD)-PARANÁ ADQUISICIÓN Y COLOCACIÓN AIRE ACONDICIONADO PARA SALA DE AUDIENCIAS VIDEOGRABADAS DETV JURISDICCIÓN FEDERAL– EXP. Nº4711/25.**

Atento a las presentes actuaciones, para la climatización del espacio interesado se propone el equipo y trabajos que a continuación se describen:


- **Provisión e instalación de 1 (un) equipo acondicionador de aire Split Frío-Calor de 2.250 [Kcal/h]**, tipo Midea, B.G.H., Trane, York o superior calidad con instalación incluida. Alternativa válida: Tecnología Inverter.
- Provisión y colocación de cañerías de refrigeración mínimo 3 (tres) metros (respetando las secciones según las frigorías a instalar), aislantes, cableado de interconexión tipo sintenax Prysmian.
- Colocar la Unidad Interior a una altura de 2,20 [m].
- La UE será colocada sobre ménsulas con tacos de goma.
- Todo el paquete de cañerías exterior deberá ser recubierto con cinta aluminio en todo su recorrido.
- Las perforaciones realizadas para las instalaciones de los AAc deberán quedar perfectamente selladas con burlete de goma, poliuretano y/o sellador siliconado neutro.
- Provisión y colocación de desagües de la UE y UI los cuales se realizarán con caño rígido utilizando "grampas omega" para fijar en la pared exterior hasta nivel suelo.
- Provisión y colocación de caja exterior, un tomacorriente y termomagnética bipolar de 2x10[A], con línea desde boca más cercana (4 metros aprox.), con cable de doble aislación tipo PVN de 3x2,5[mm<sup>2</sup>]. La canalización será exterior con varilla cablecanal blanca la cual debe ser pegada y atornillada cada 1 (un) metro.
- Se deberá realizar limpieza total por los trabajos realizados.
- Se debe considerar la provisión de todos los materiales necesarios para ejecutar un trabajo completo y prolijo.

Se adjunta plano.

El costo estimativo total de los materiales, equipos y mano de obra solicitados asciende a la suma de **\$1.300.000 (pesos un millón trescientos mil)**, con precio consultado vía telefónica a proveedor e instalador local a la fecha.

Toma con alimentación desde línea existente

UE sobre ménsulas y tacos de goma.

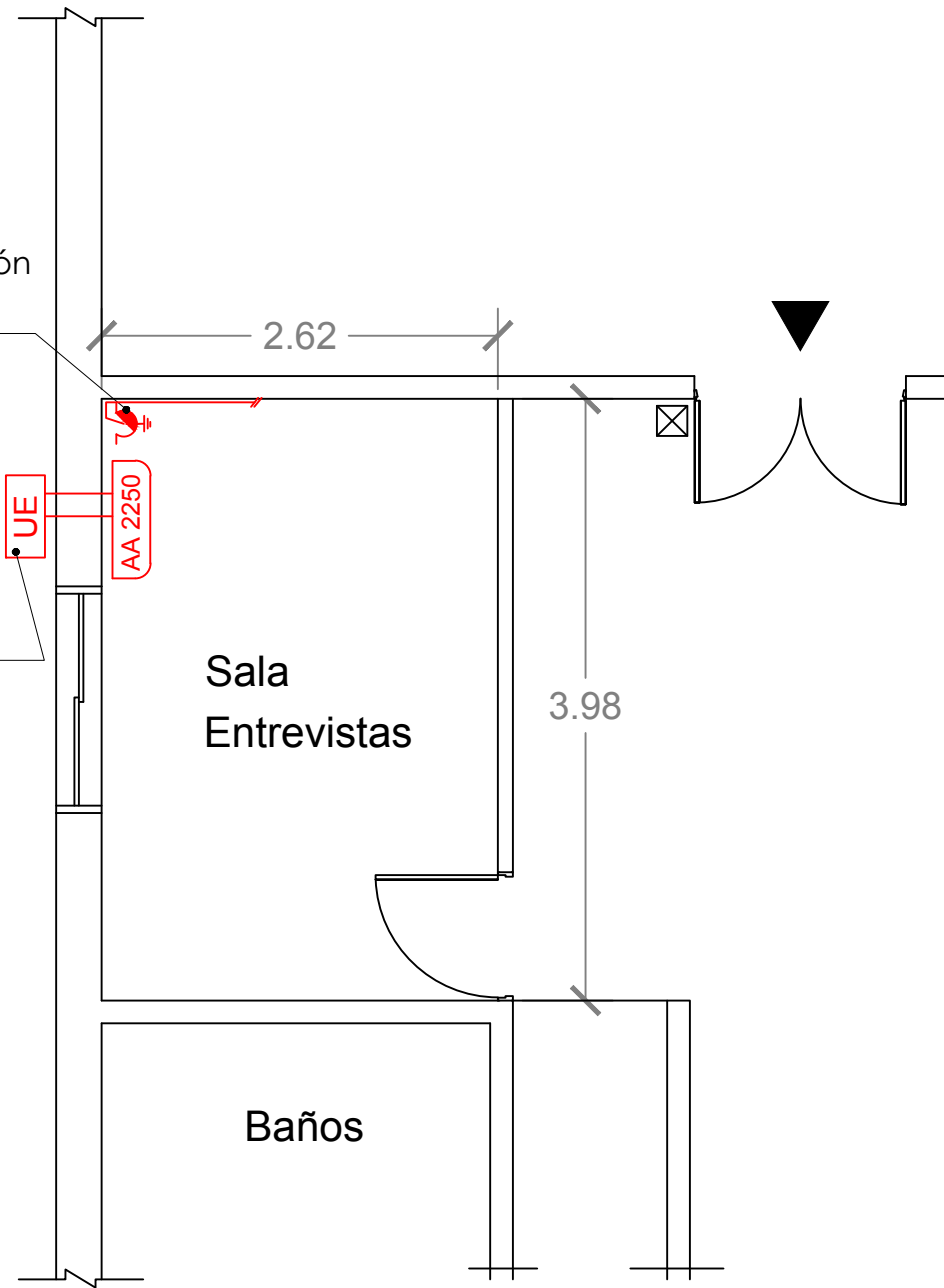

TODAS LAS MEDIDAS SE VERIFICAN EN OBRA

**SUPERIOR TRIBUNAL DE JUSTICIA** DE LA PROVINCIA DE ENTRE RÍOS  
DIRECCIÓN DE ARQUITECTURA JUDICIAL



PROYECTO: ADECUACION DE SALA P/ CÁMARA GESELL - M.P.D.

PLANO: PLANTA BAJA - AIRE ACONDICIONADO - EXP. 4711-25

INMUEBLE: COPNAF de FEDERAL

LOCALIDAD: FEDERAL

DEPARTAMENTO: FEDERAL

PROYECTO: Dirección de Arquitectura Judicial - S.T.J.E.R.

FECHA: DICIEMBRE 2025

ESCALA: 1:50

00