

TODAS LAS MEDIDAS SE VERIFICAN EN OBRA

SUPERIOR TRIBUNAL DE JUSTICIA DE LA PROVINCIA DE ENTRE RÍOS - ÁREA DE PLANEAMIENTO E INFRAESTRUCTURA EDIFICIO JUDICIAL



OBRA: COMPLETAMIENTO Y TERMINACIÓN DEPÓSITO EFECTOS SECUESTRADOS DEL S.T.J.-ENTRE RÍOS.

INMUEBLE: SANTOS DOMINGUEZ Nº 195.

LOCALIDAD: PARANÁ.-

DEPARTAMENTO: PARANÁ.-


Plano: ESQUEMA INSTALACIÓN PLUVIAL - PLANTA DE TECHOS.

PROYECTO: D.A.J.E.R.

FECHA: OCTUBRE DE 2.025.-

ESCALA: 1.75.-

ESQUEMA INST. PLUVIAL -
PLANTA ALTA. Esc.: 1:75

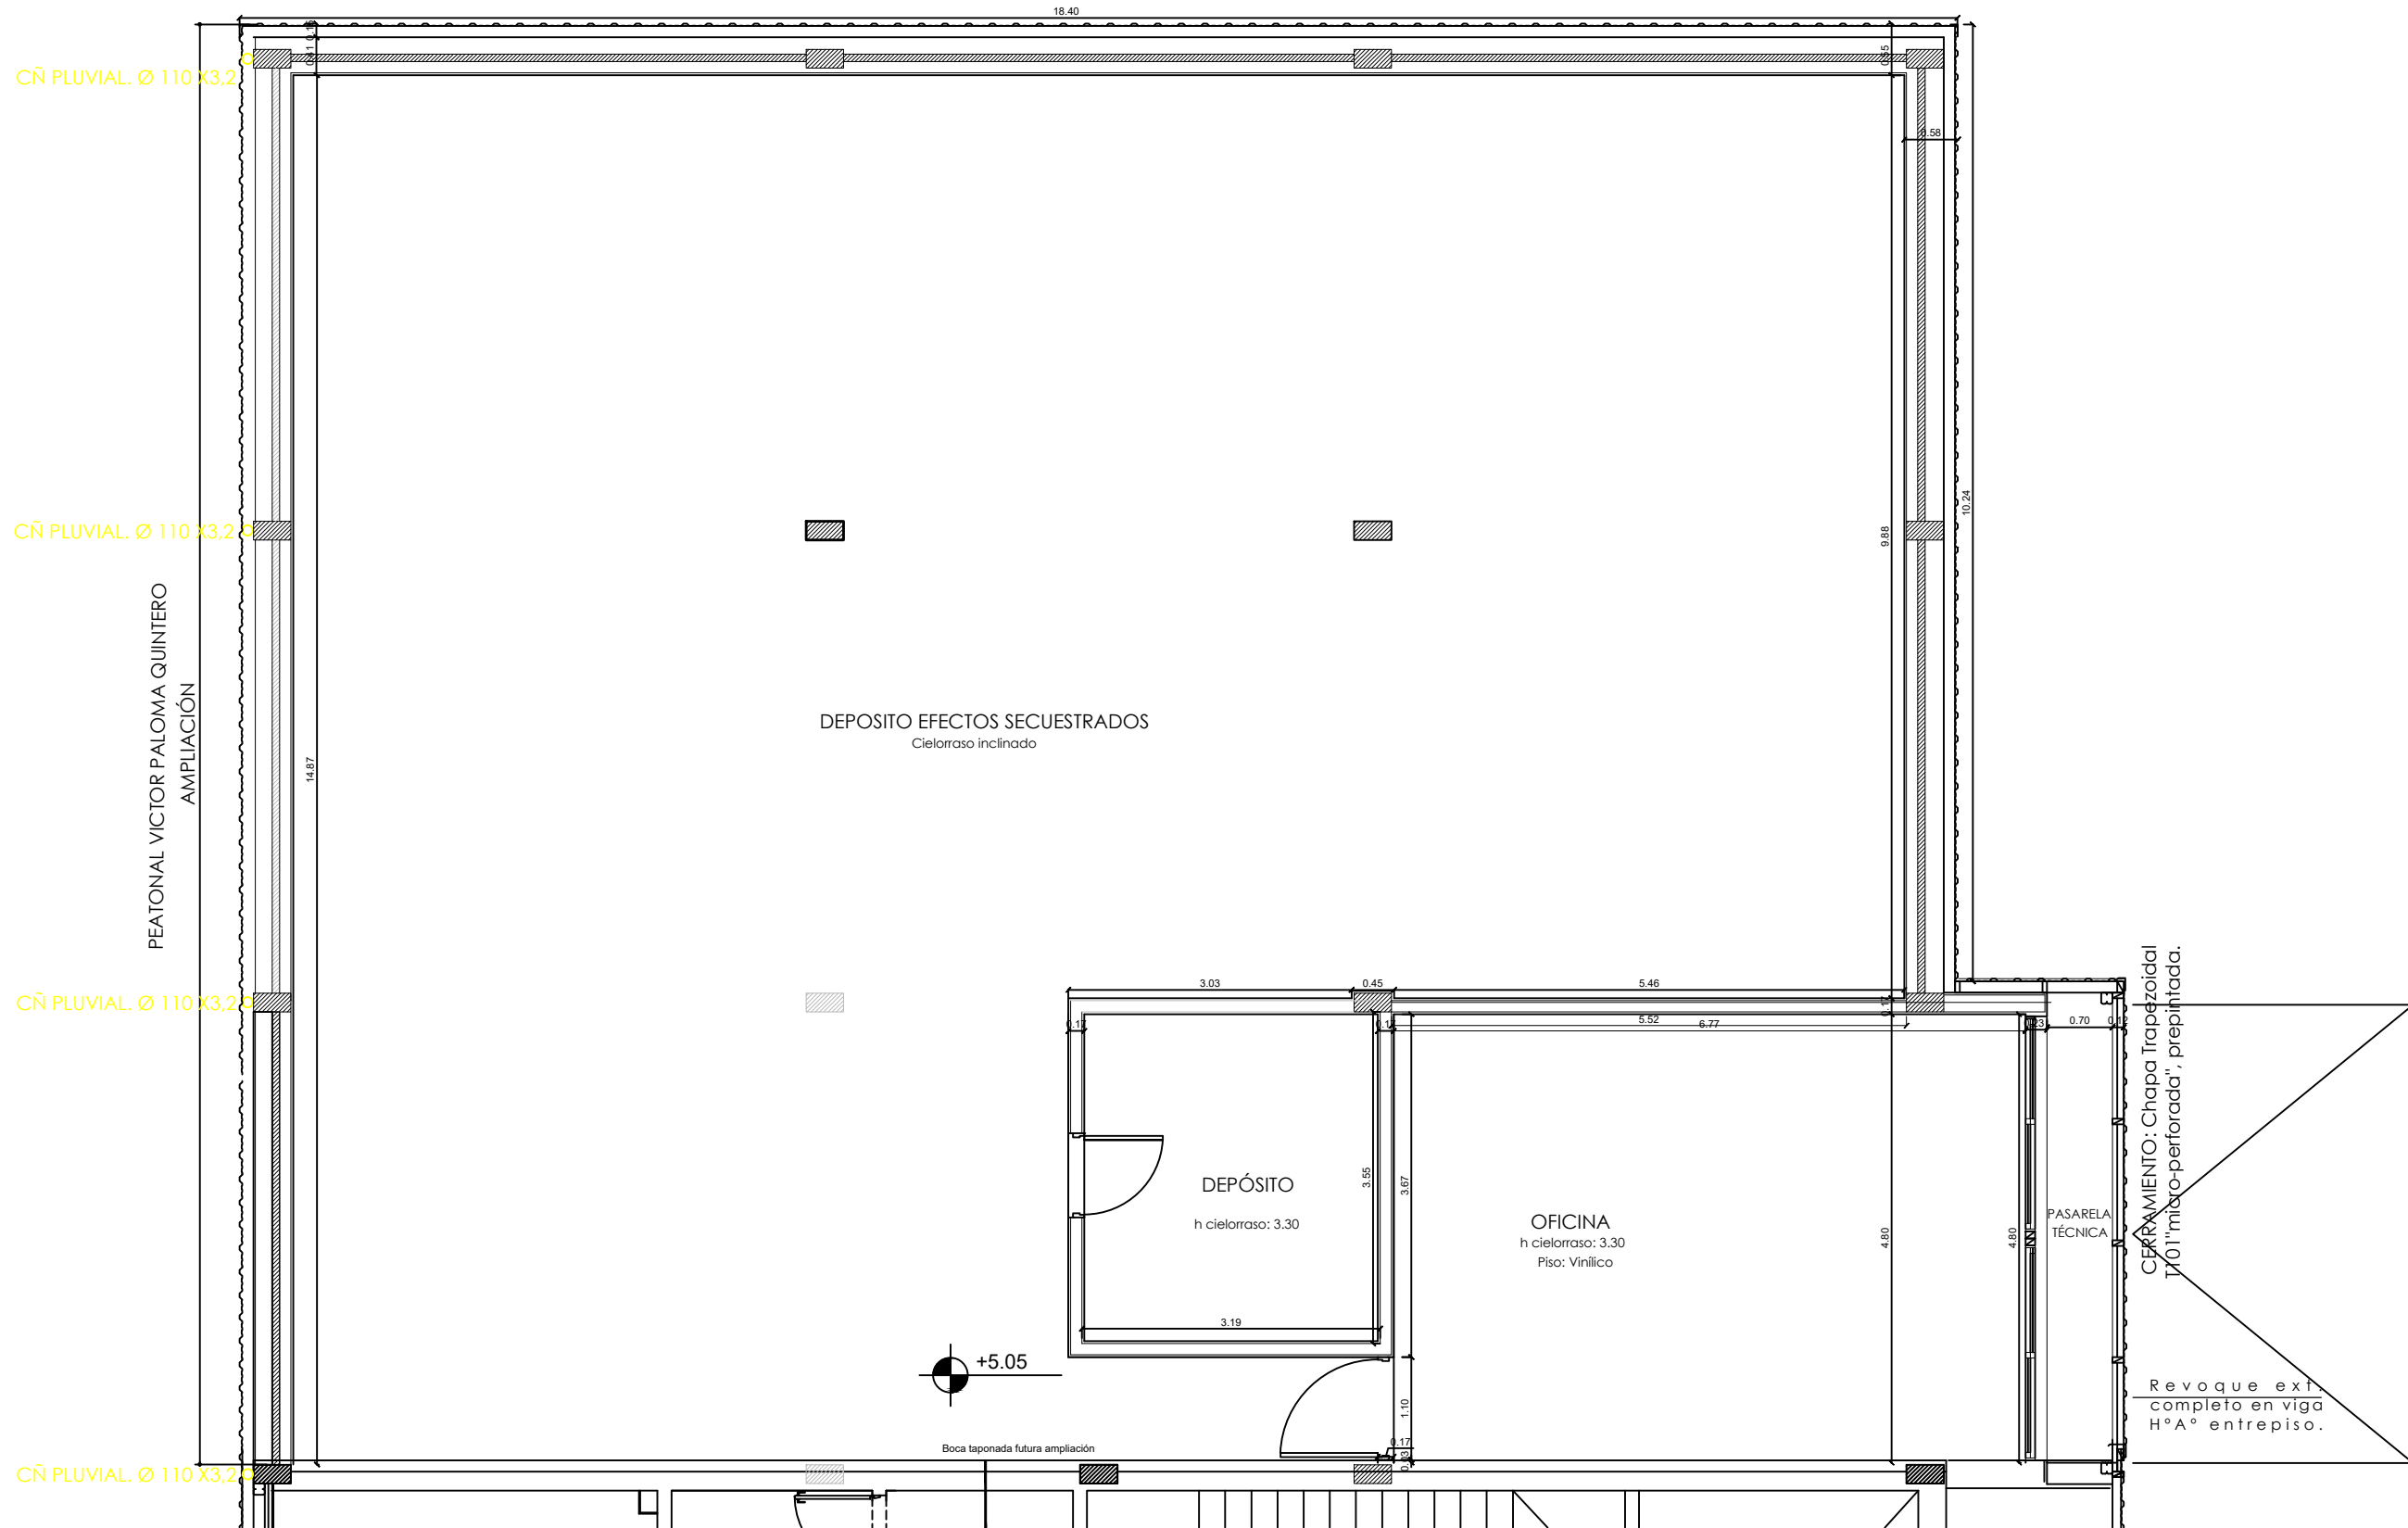

TODAS LAS MEDIDAS SE VERIFICAN EN OBRA

SUPERIOR TRIBUNAL DE JUSTICIA DE LA PROVINCIA DE ENTRE RÍOS - ÁREA DE PLANEAMIENTO E INFRAESTRUCTURA EDIFICIO JUDICIAL



OBRA: COMPLETAMIENTO Y TERMINACIÓN DEPÓSITO EFECTOS SECUESTRADOS DEL S.T.J.-ENTRE RÍOS.

INMUEBLE: SANTOS DOMINGUEZ N° 195.

LOCALIDAD: PARANÁ.-

DEPARTAMENTO: PARANÁ.-

Plano: ESQUEMA INSTALACIÓN PLUVIAL - PLANTA ALTA.


PROYECTO: D.A.J.E.R.

FECHA: OCTUBRE DE 2.025.-

ESCALA: 1.75.-

17

ESQUEMA INST. PLUVIAL -
PLANTA BAJA. Esc.: 1:75

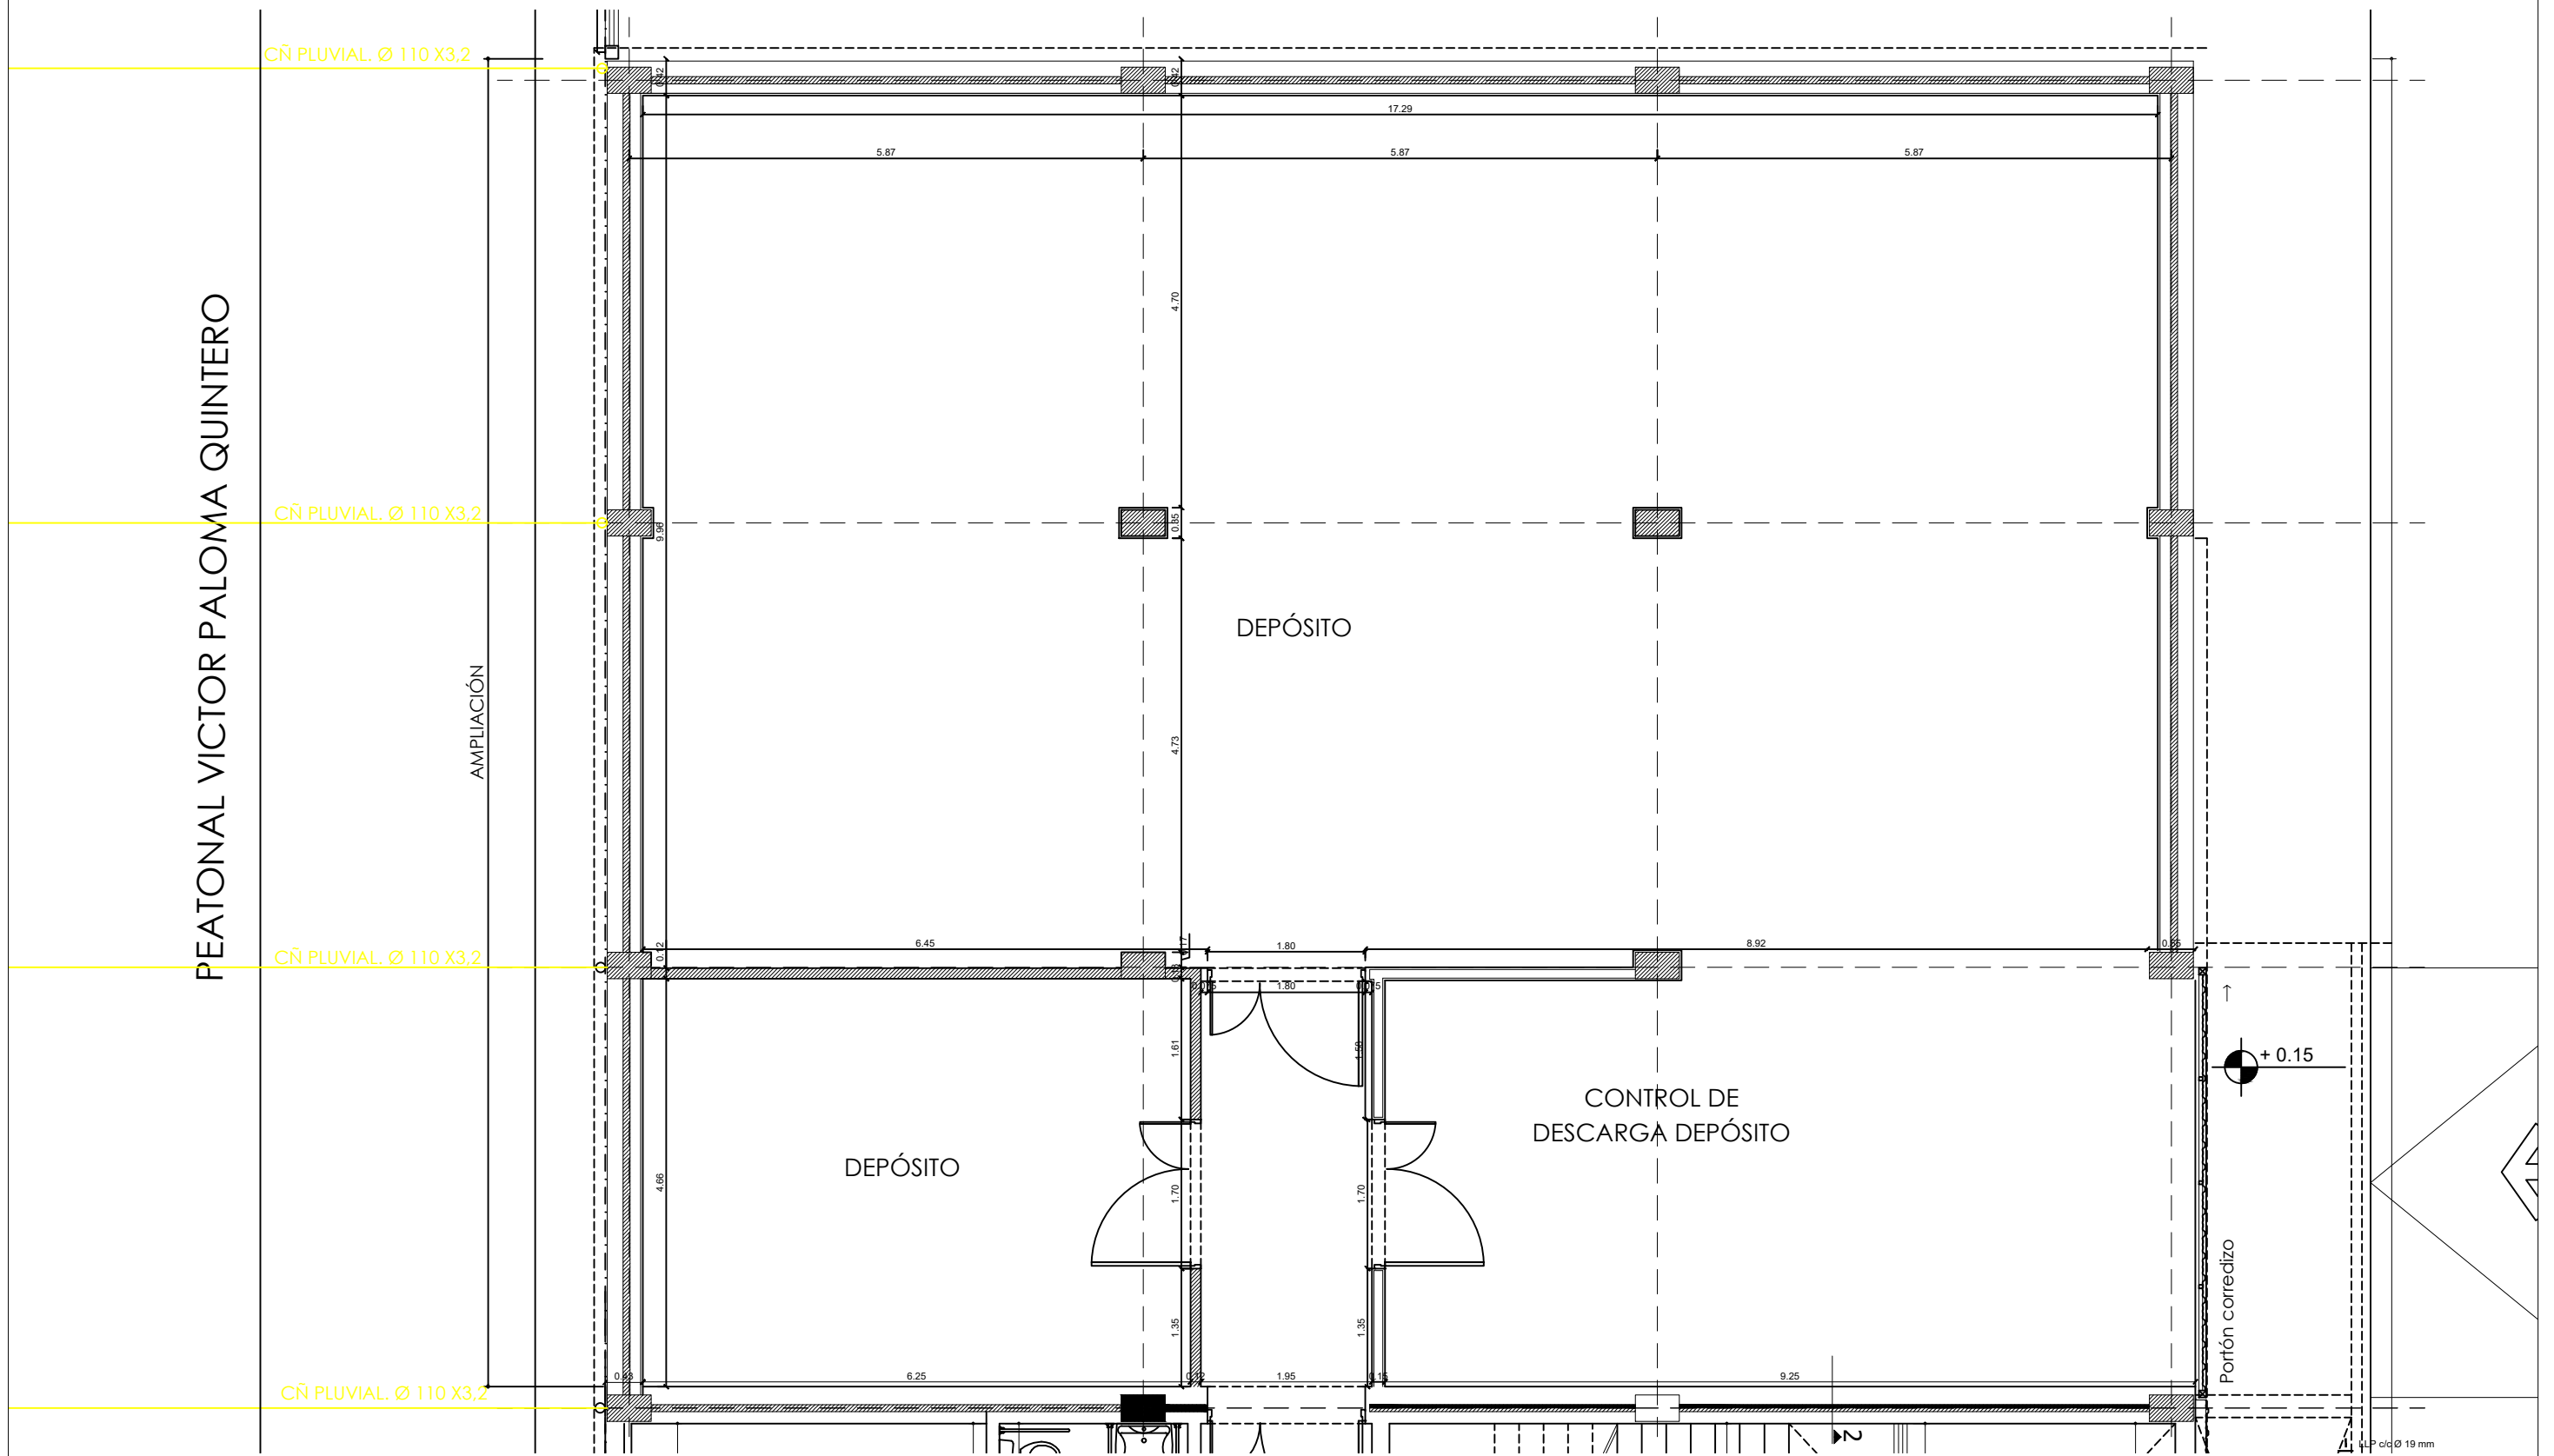

TODAS LAS MEDIDAS SE VERIFICAN EN OBRA

SUPERIOR TRIBUNAL DE JUSTICIA DE LA PROVINCIA DE ENTRE RÍOS - ÁREA DE PLANEAMIENTO E INFRAESTRUCTURA EDIFICIO JUDICIAL

OBRA: COMPLETAMIENTO Y TERMINACIÓN DEPÓSITO EFECTOS SECUESTRADOS DEL S.T.J.-ENTRE RÍOS.

INMUEBLE: SANTOS DOMINGUEZ Nº 195.

LOCALIDAD: PARANÁ.-

DEPARTAMENTO: PARANÁ.-

Plano: ESQUEMA INSTALACIÓN PLUVIAL - PLANTA BAJA.


PROYECTO: D.A.J.E.R.

FECHA: OCTUBRE DE 2.025.-

ESCALA: 1.75.-



ESQUEMA INST. CONTRA INCENDIOS -
PLANTA ALTA. Esc.: 1:75

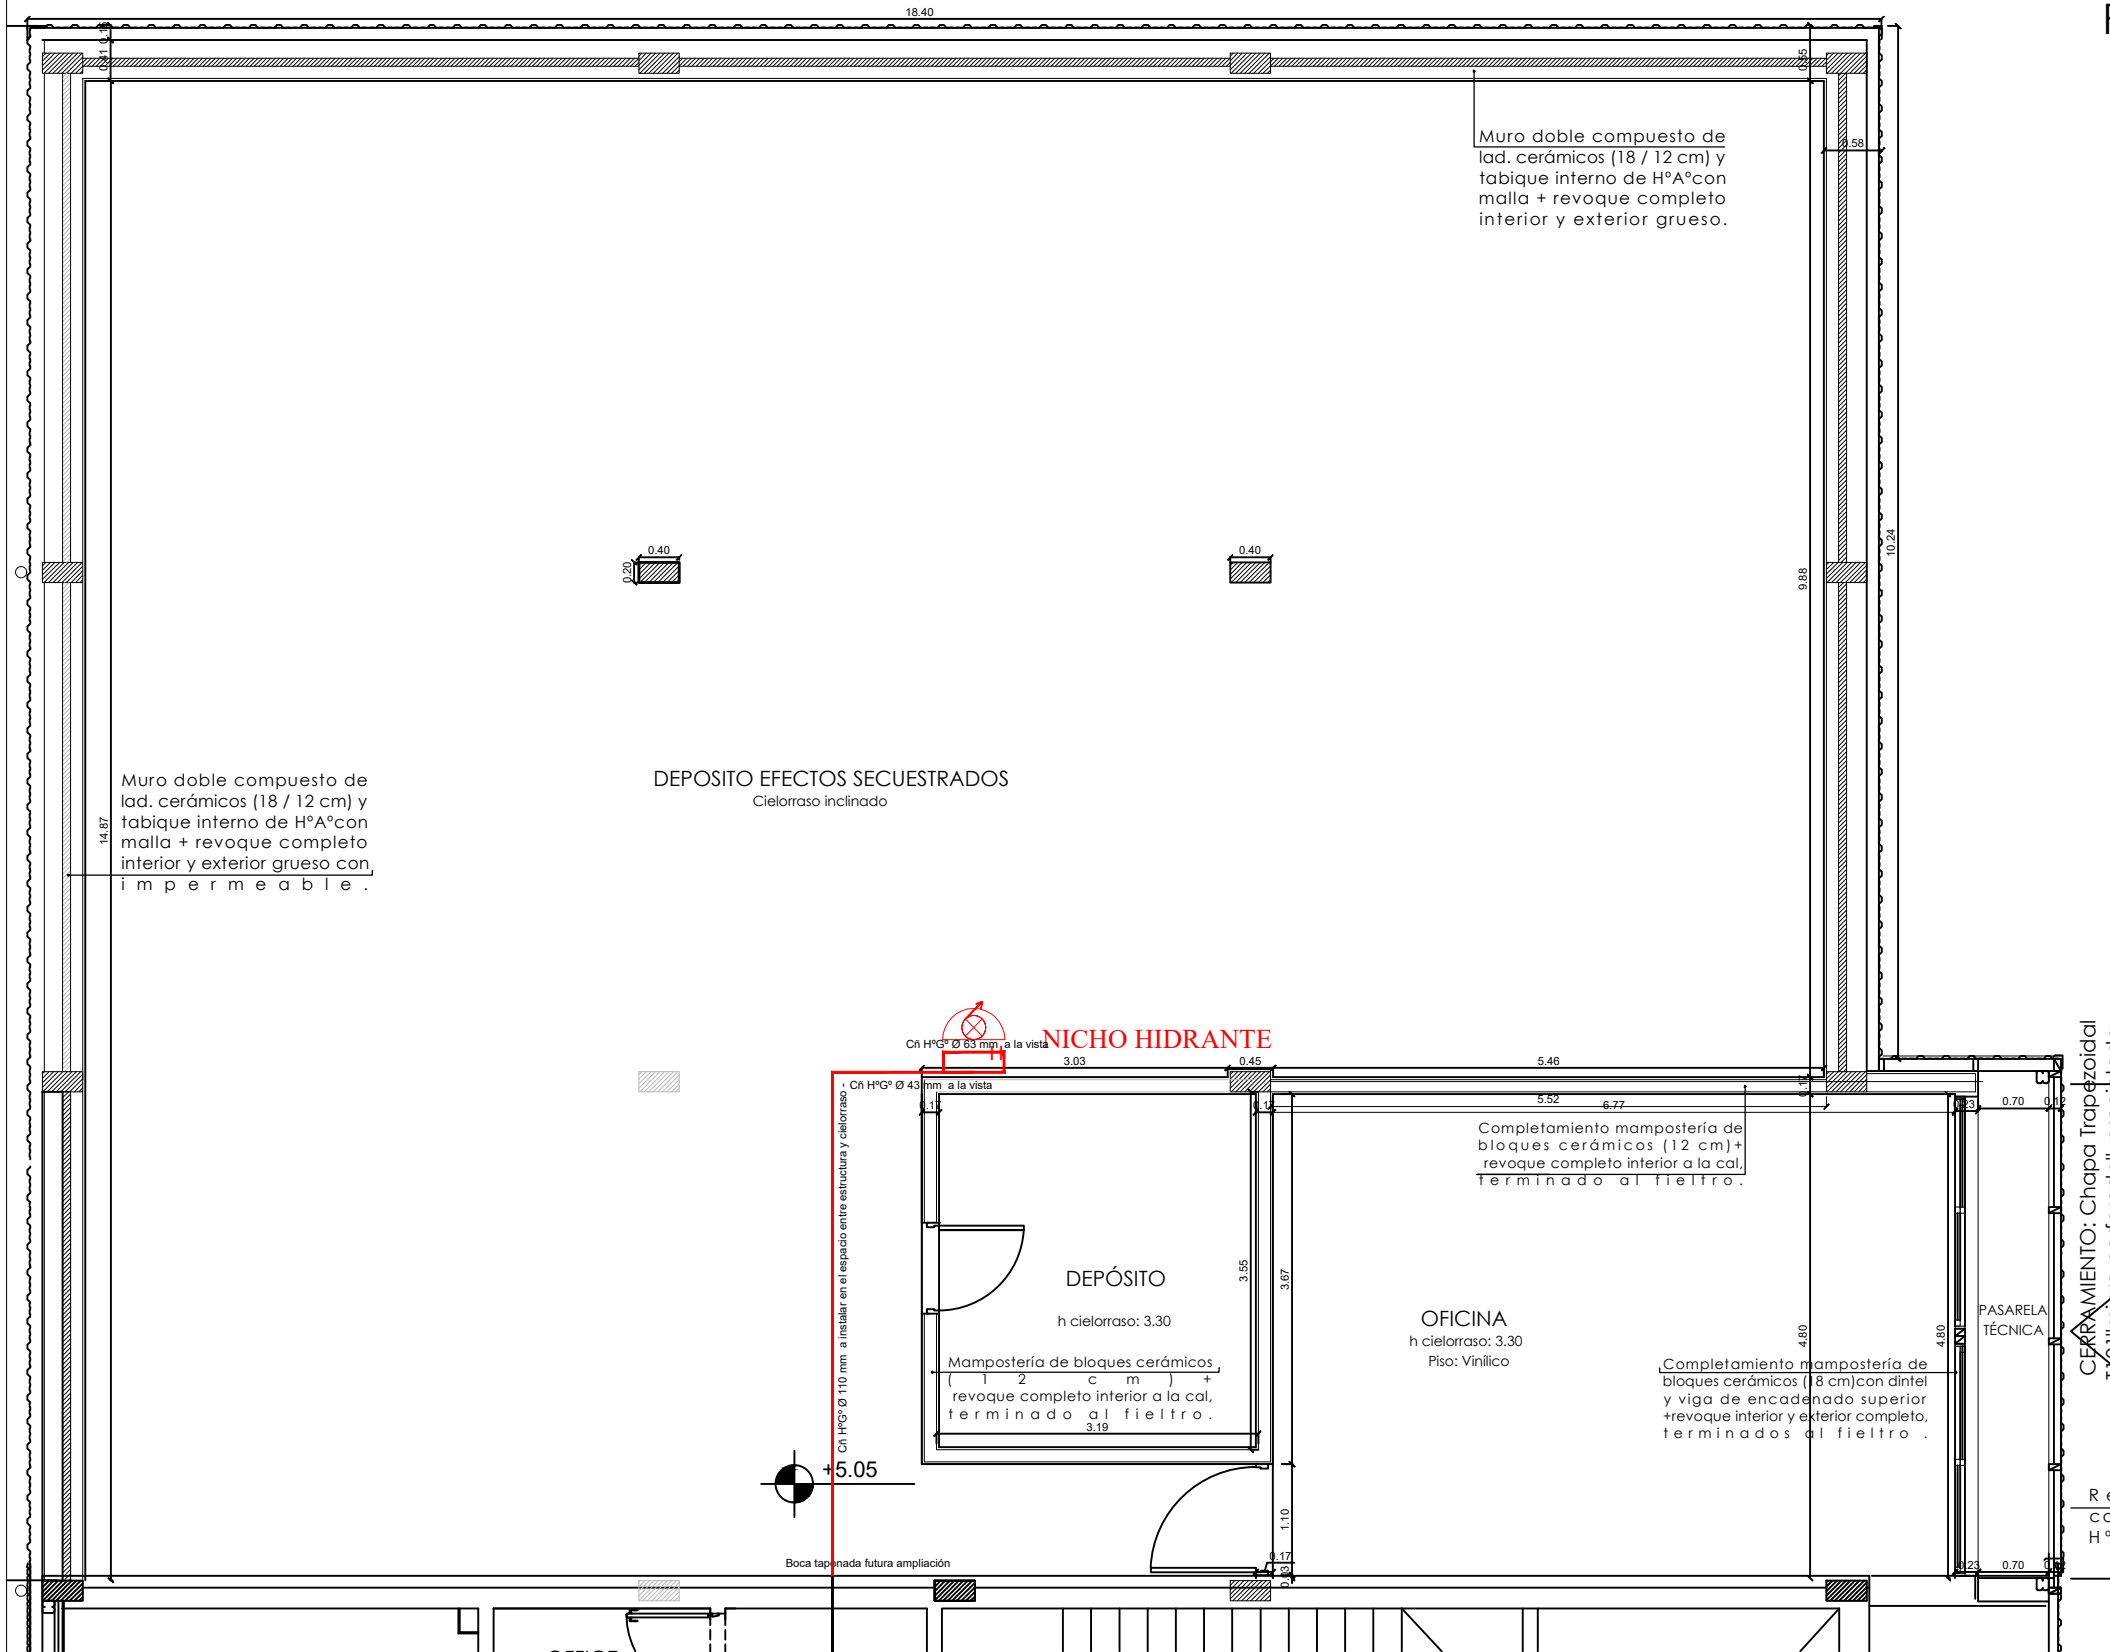

CUADRO DE RESUMEN
LAS CAÑERIAS SE COLOCARAN EN EL ESPACIO COMPRENDIDO ENTRE EL CIELORRASO Y LA ESTRUCTURA DE CUBIERTA
EL MATERIAL A EMPLEAR SERA HIERRO GALVANIZADO EN LOS DIAMETROS ESPECIFICADOS PARA CADA CASO CON UN TRATAMIENTO DE PINTURA ROJA EPOXI o calidad superior.

La cañería va quedar a la vista salvo la escondida entre cielorraso y estructura.

Van 1 (un) hidrantes por piso segun posición.

Cada hidrante contempla:
Una manguera de Ø 63 mm con lanza en bronce, de 20 m de long.
Una llave de ajuste.
Valvula teatro de Ø 63 mm en bronce.
Nicho de acceso.

TODAS LAS MEDIDAS SE VERIFICAN EN OBRA

SUPERIOR TRIBUNAL DE JUSTICIA DE LA PROVINCIA DE ENTRE RÍOS - ÁREA DE PLANEAMIENTO E INFRAESTRUCTURA EDILICIO JUDICIAL



OBRA: COMPLETAMIENTO Y TERMINACIÓN DEPÓSITO EFECTOS SECUESTRADOS DEL S.T.J.-ENTRE RÍOS.

INMUEBLE: SANTOS DOMINGUEZ Nº 195.

LOCALIDAD: PARANÁ.-

DEPARTAMENTO: PARANÁ.-


Plano: ESQUEMA INSTALACIÓN CONTRA INCENDIOS - PLANTA BAJA.

PROYECTO: D.A.J.E.R.

FECHA: OCTUBRE DE 2.025.-



ESCALA: 1.75.-

20

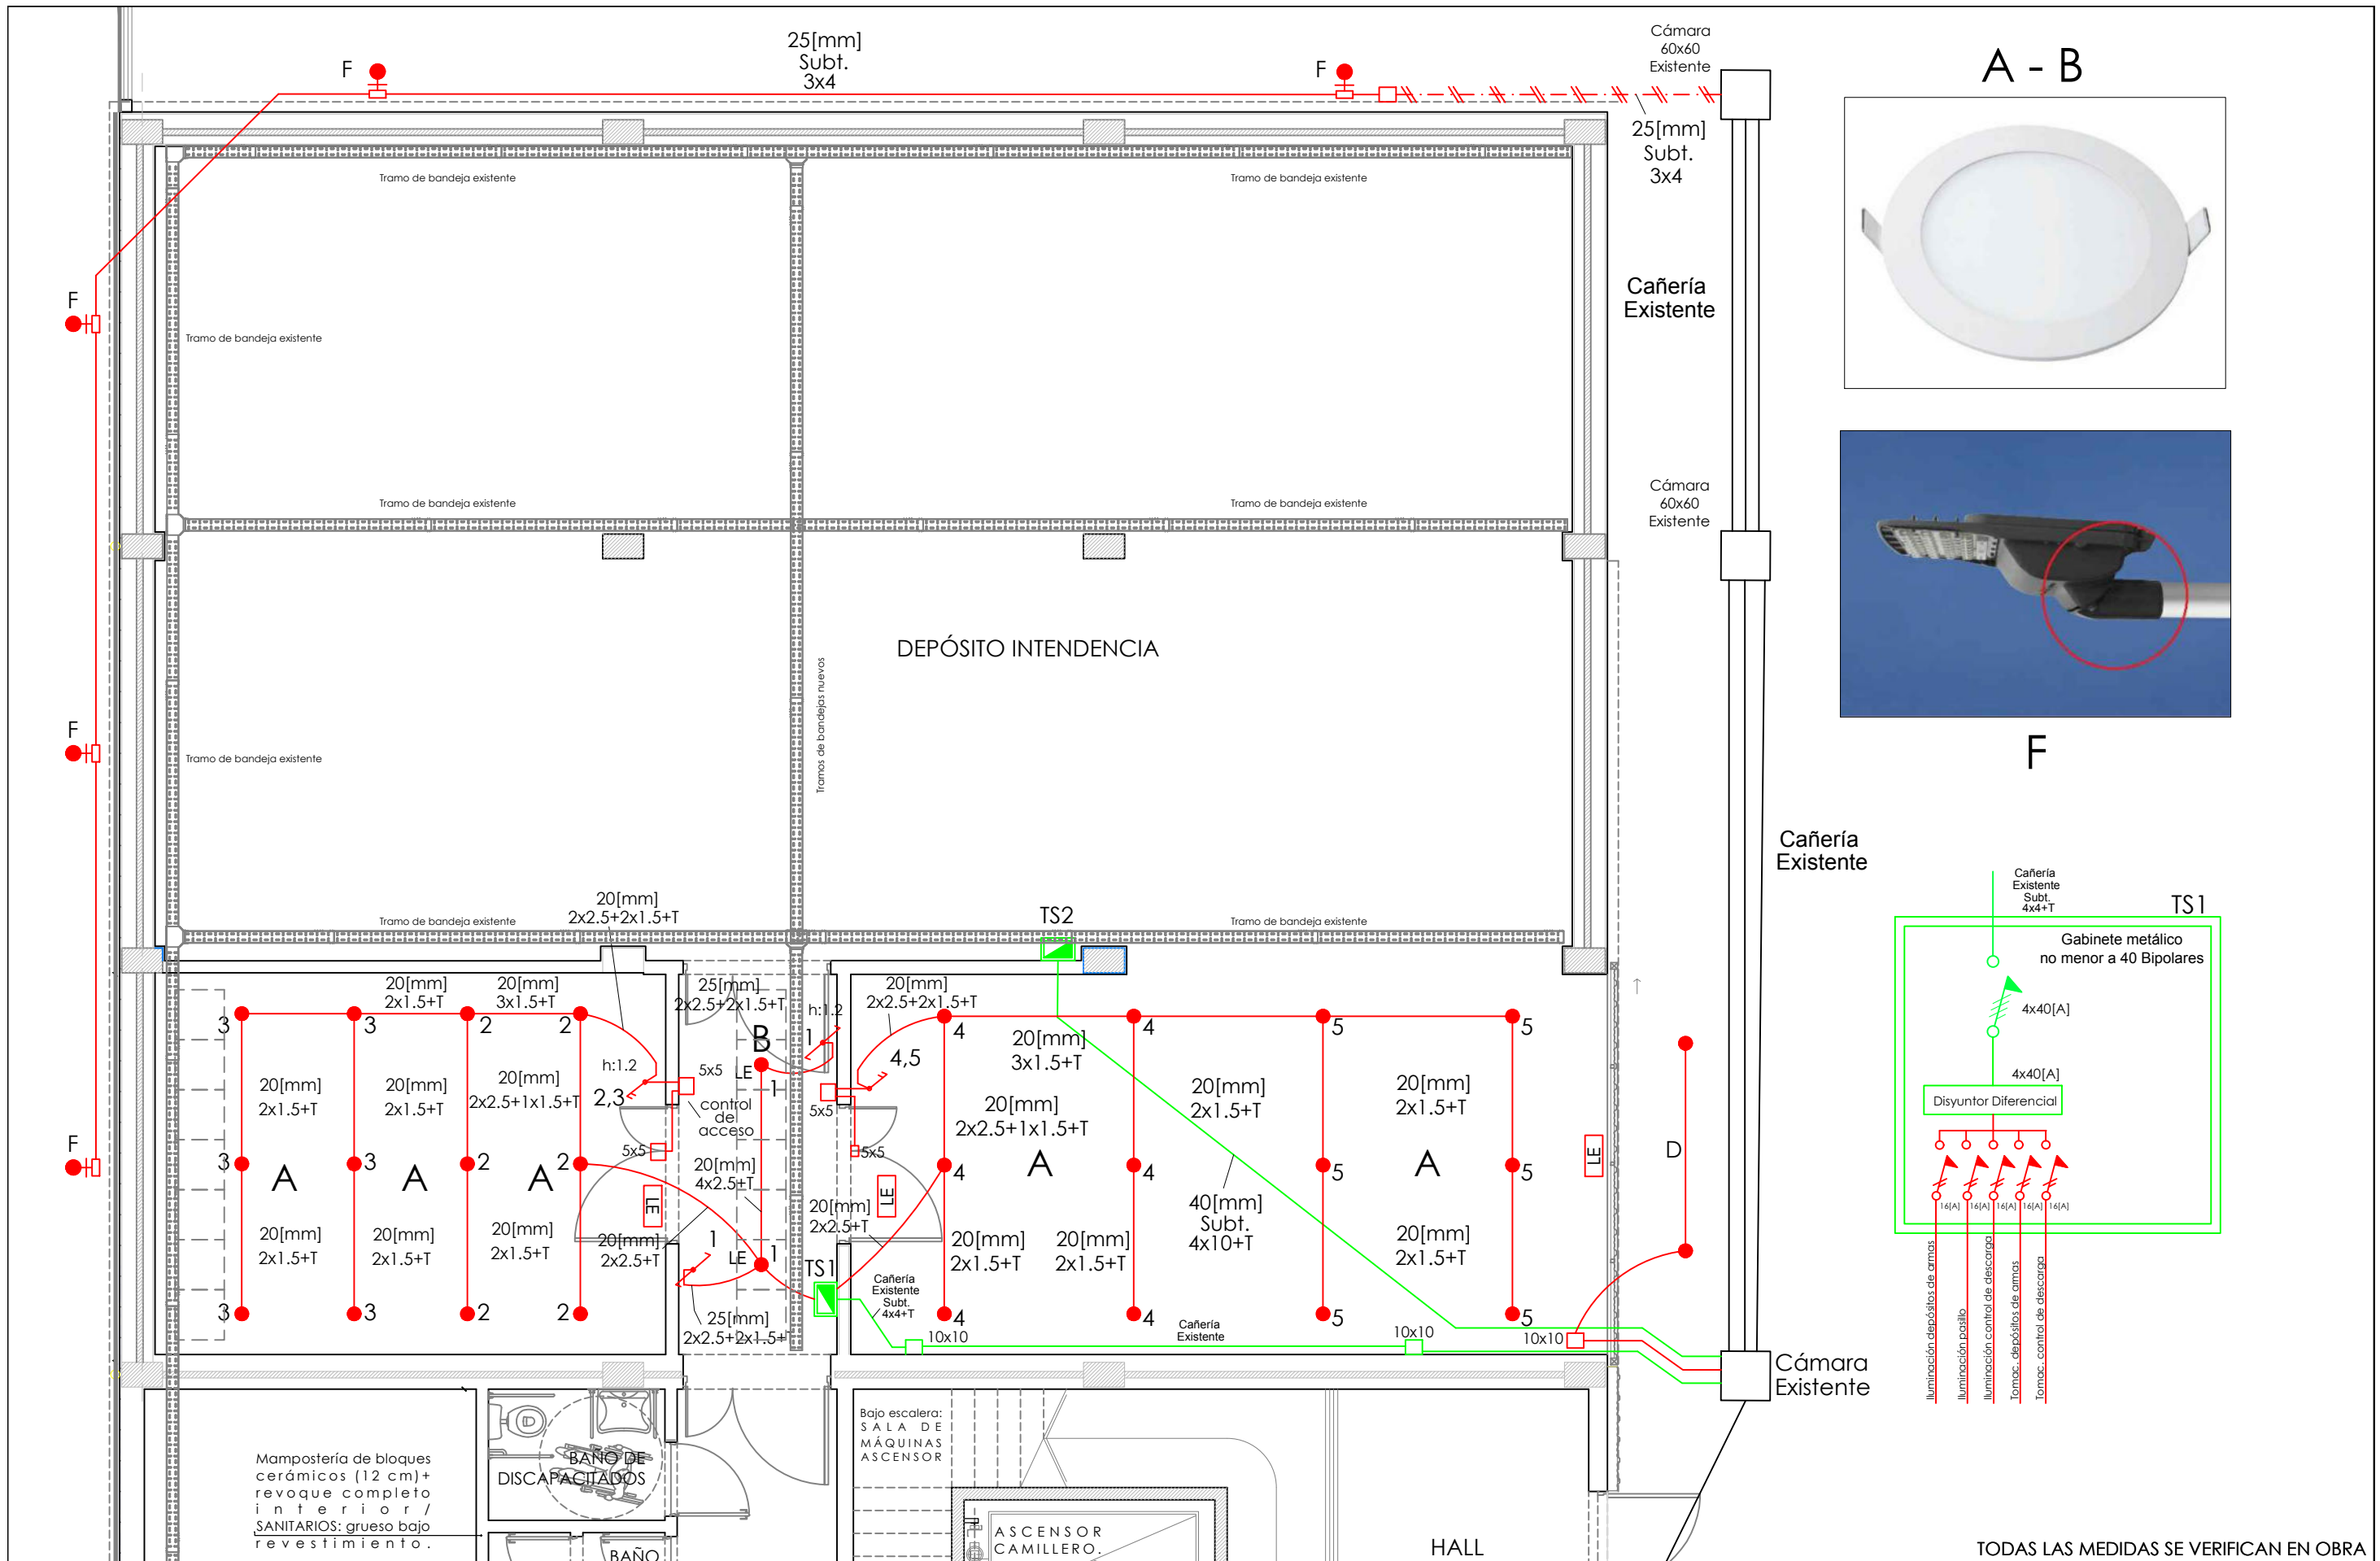

TODAS LAS MEDIDAS SE VERIFICAN EN OBRA

Ne
OS

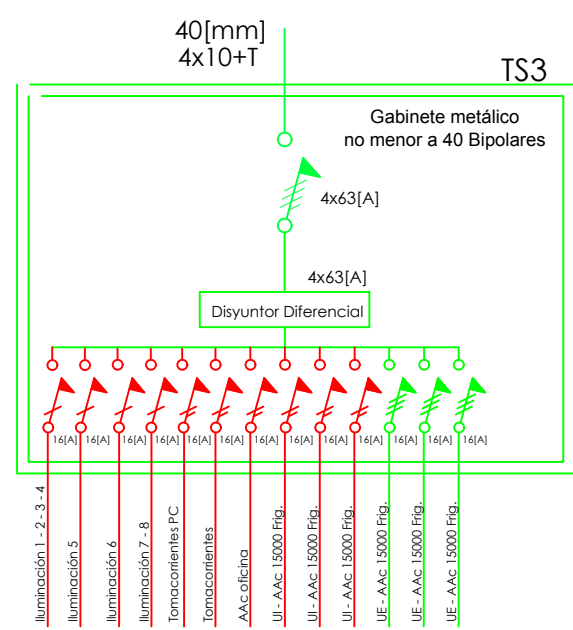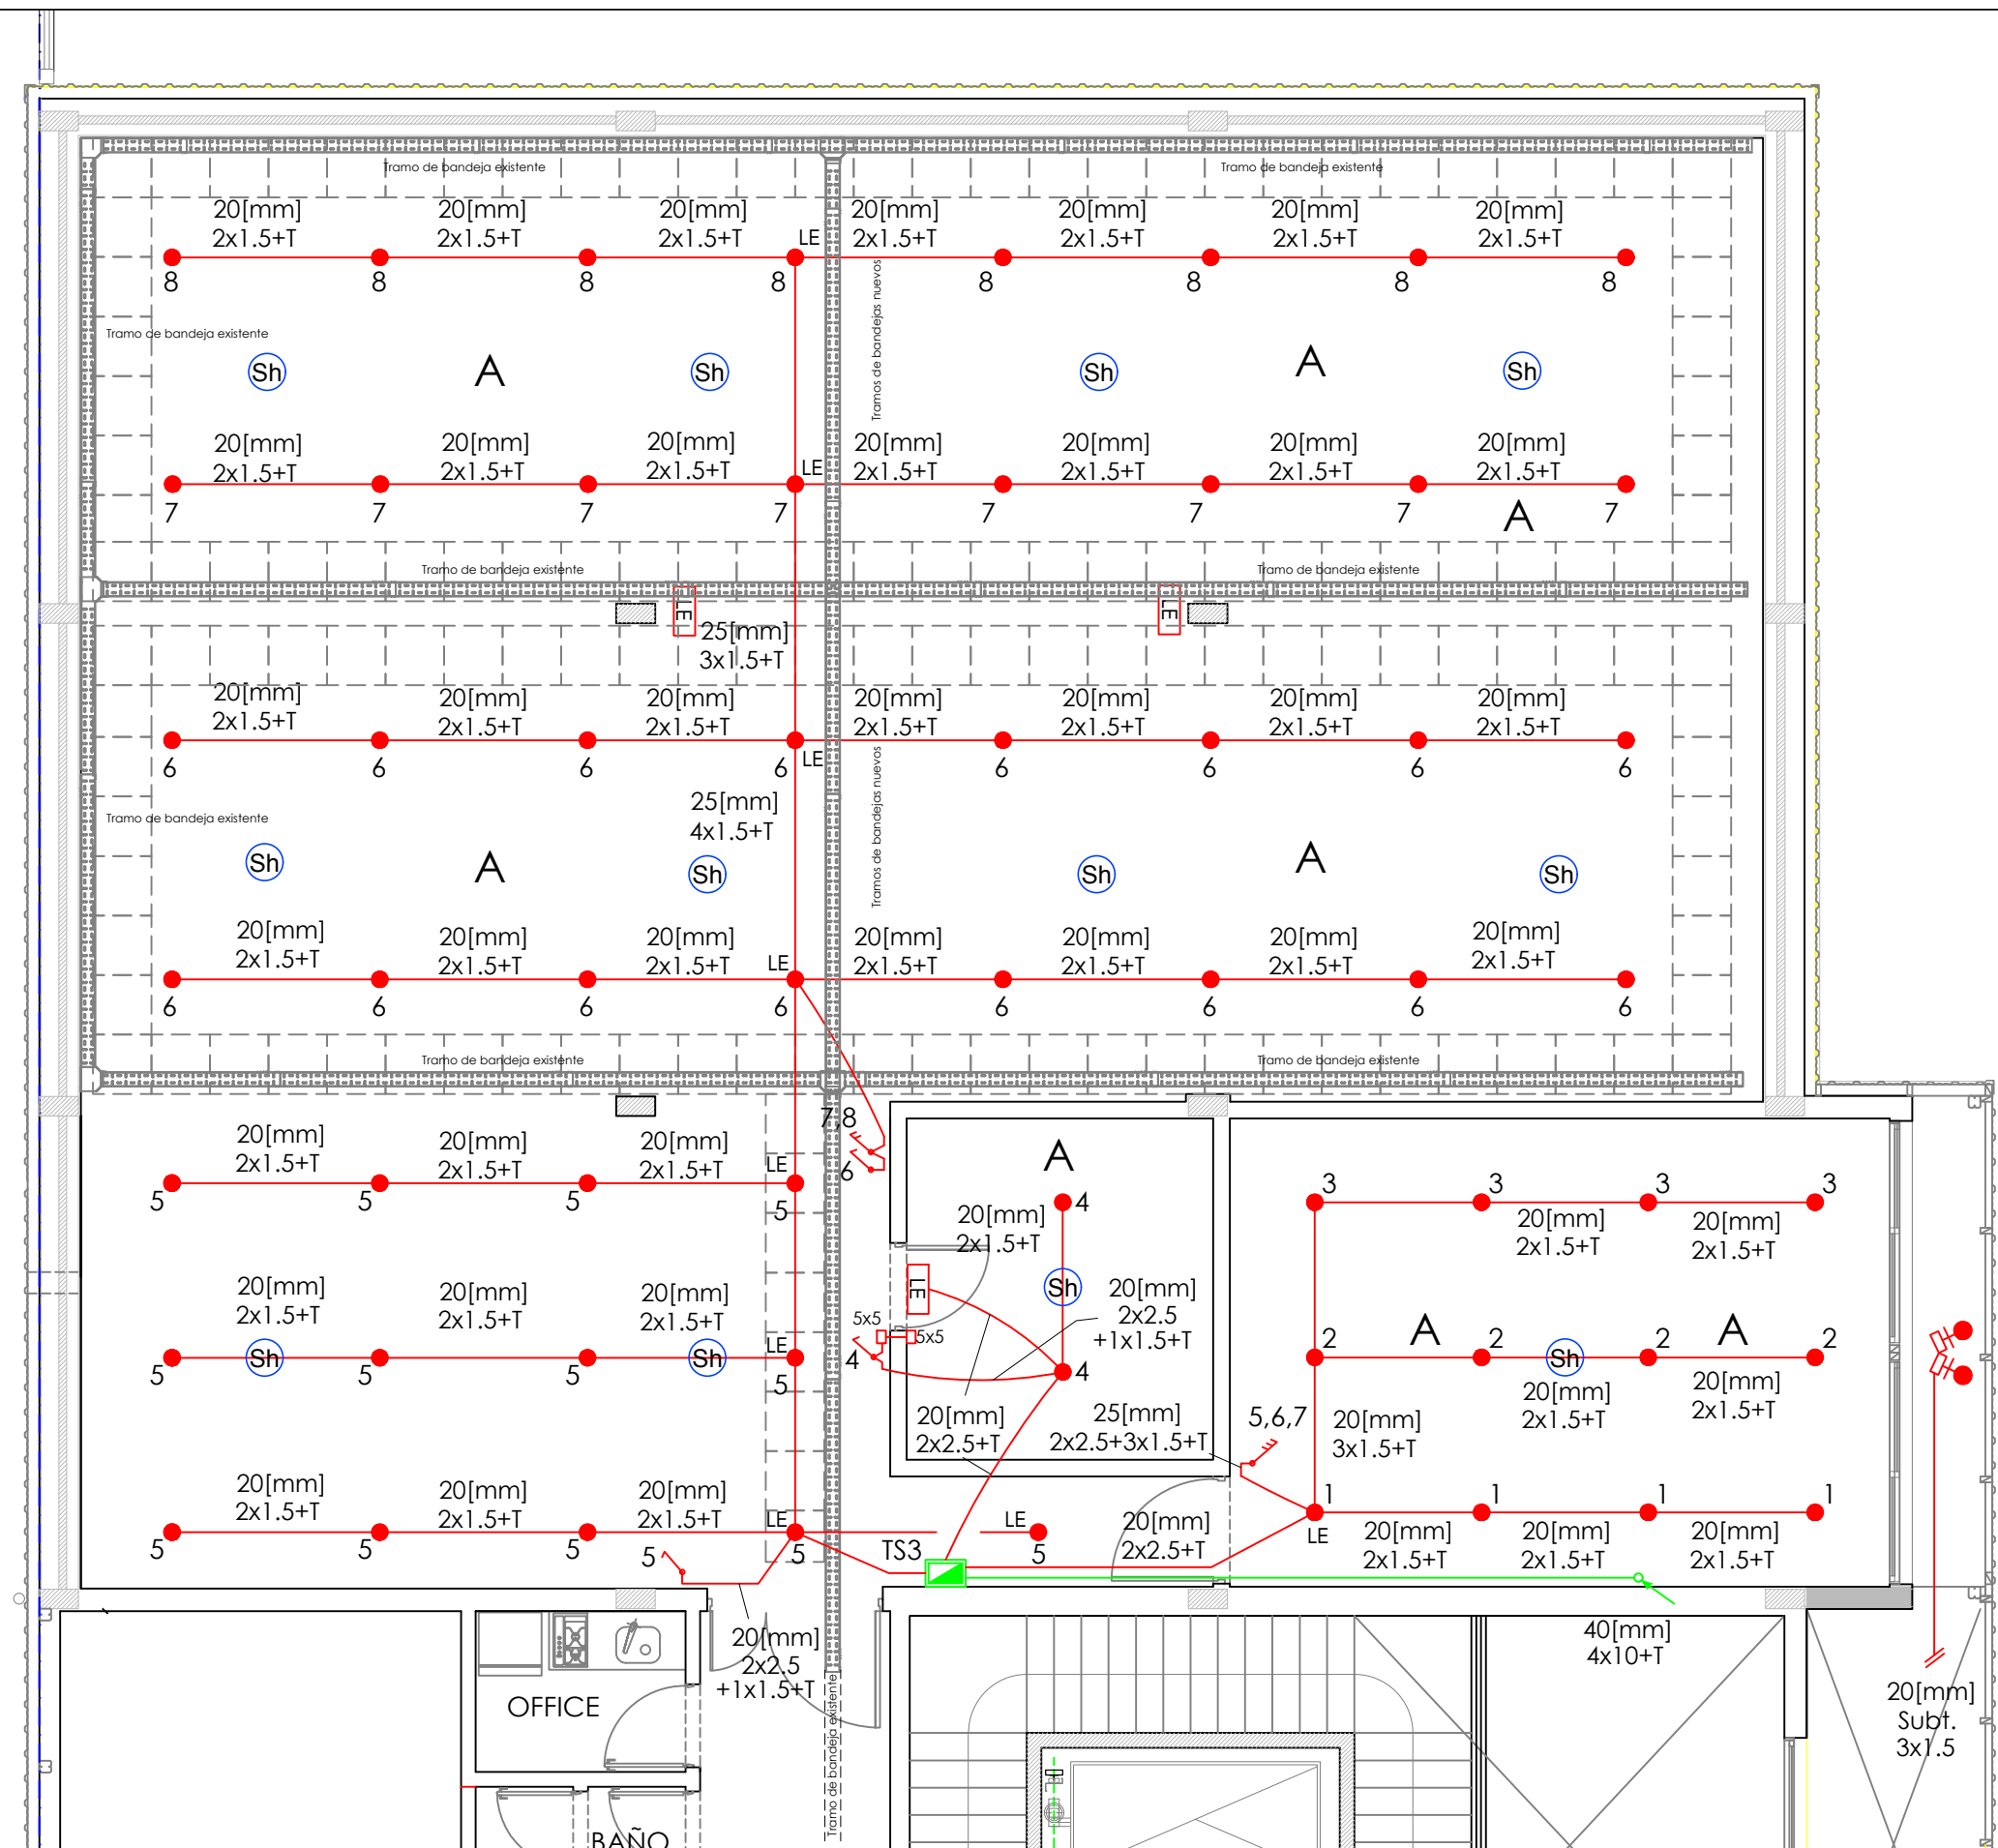

Reflector E


TODAS LAS MEDIDAS SE VERIFICAN EN OBRA

SUPERIOR TRIBUNAL DE JUSTICIA DE LA PROVINCIA DE ENTRE RÍOS - ÁREA DE PLANEAMIENTO E INFRAESTRUCTURA EDIFICIO JUDICIAL

OBRA: COMPLETAMIENTO Y TERMINACIÓN DEPÓSITO EFECTOS SECUESTRADOS DEL S.T.J.-ENTRE RÍOS.	INMUEBLE: SANTOS DOMINGUEZ N° 195.	LOCALIDAD: PARANÁ.-	DEPARTAMENTO: PARANÁ.-
Plano: INSTALACIÓN ELÉCTRICA - PLANTA ALTA	PROYECTO: D.A.J.E.R.	FECHA: NOVIEMBRE DE 2.025	ESCALA: 1 : 75



PEATONAL VICTOR PALOMA QUINTERO

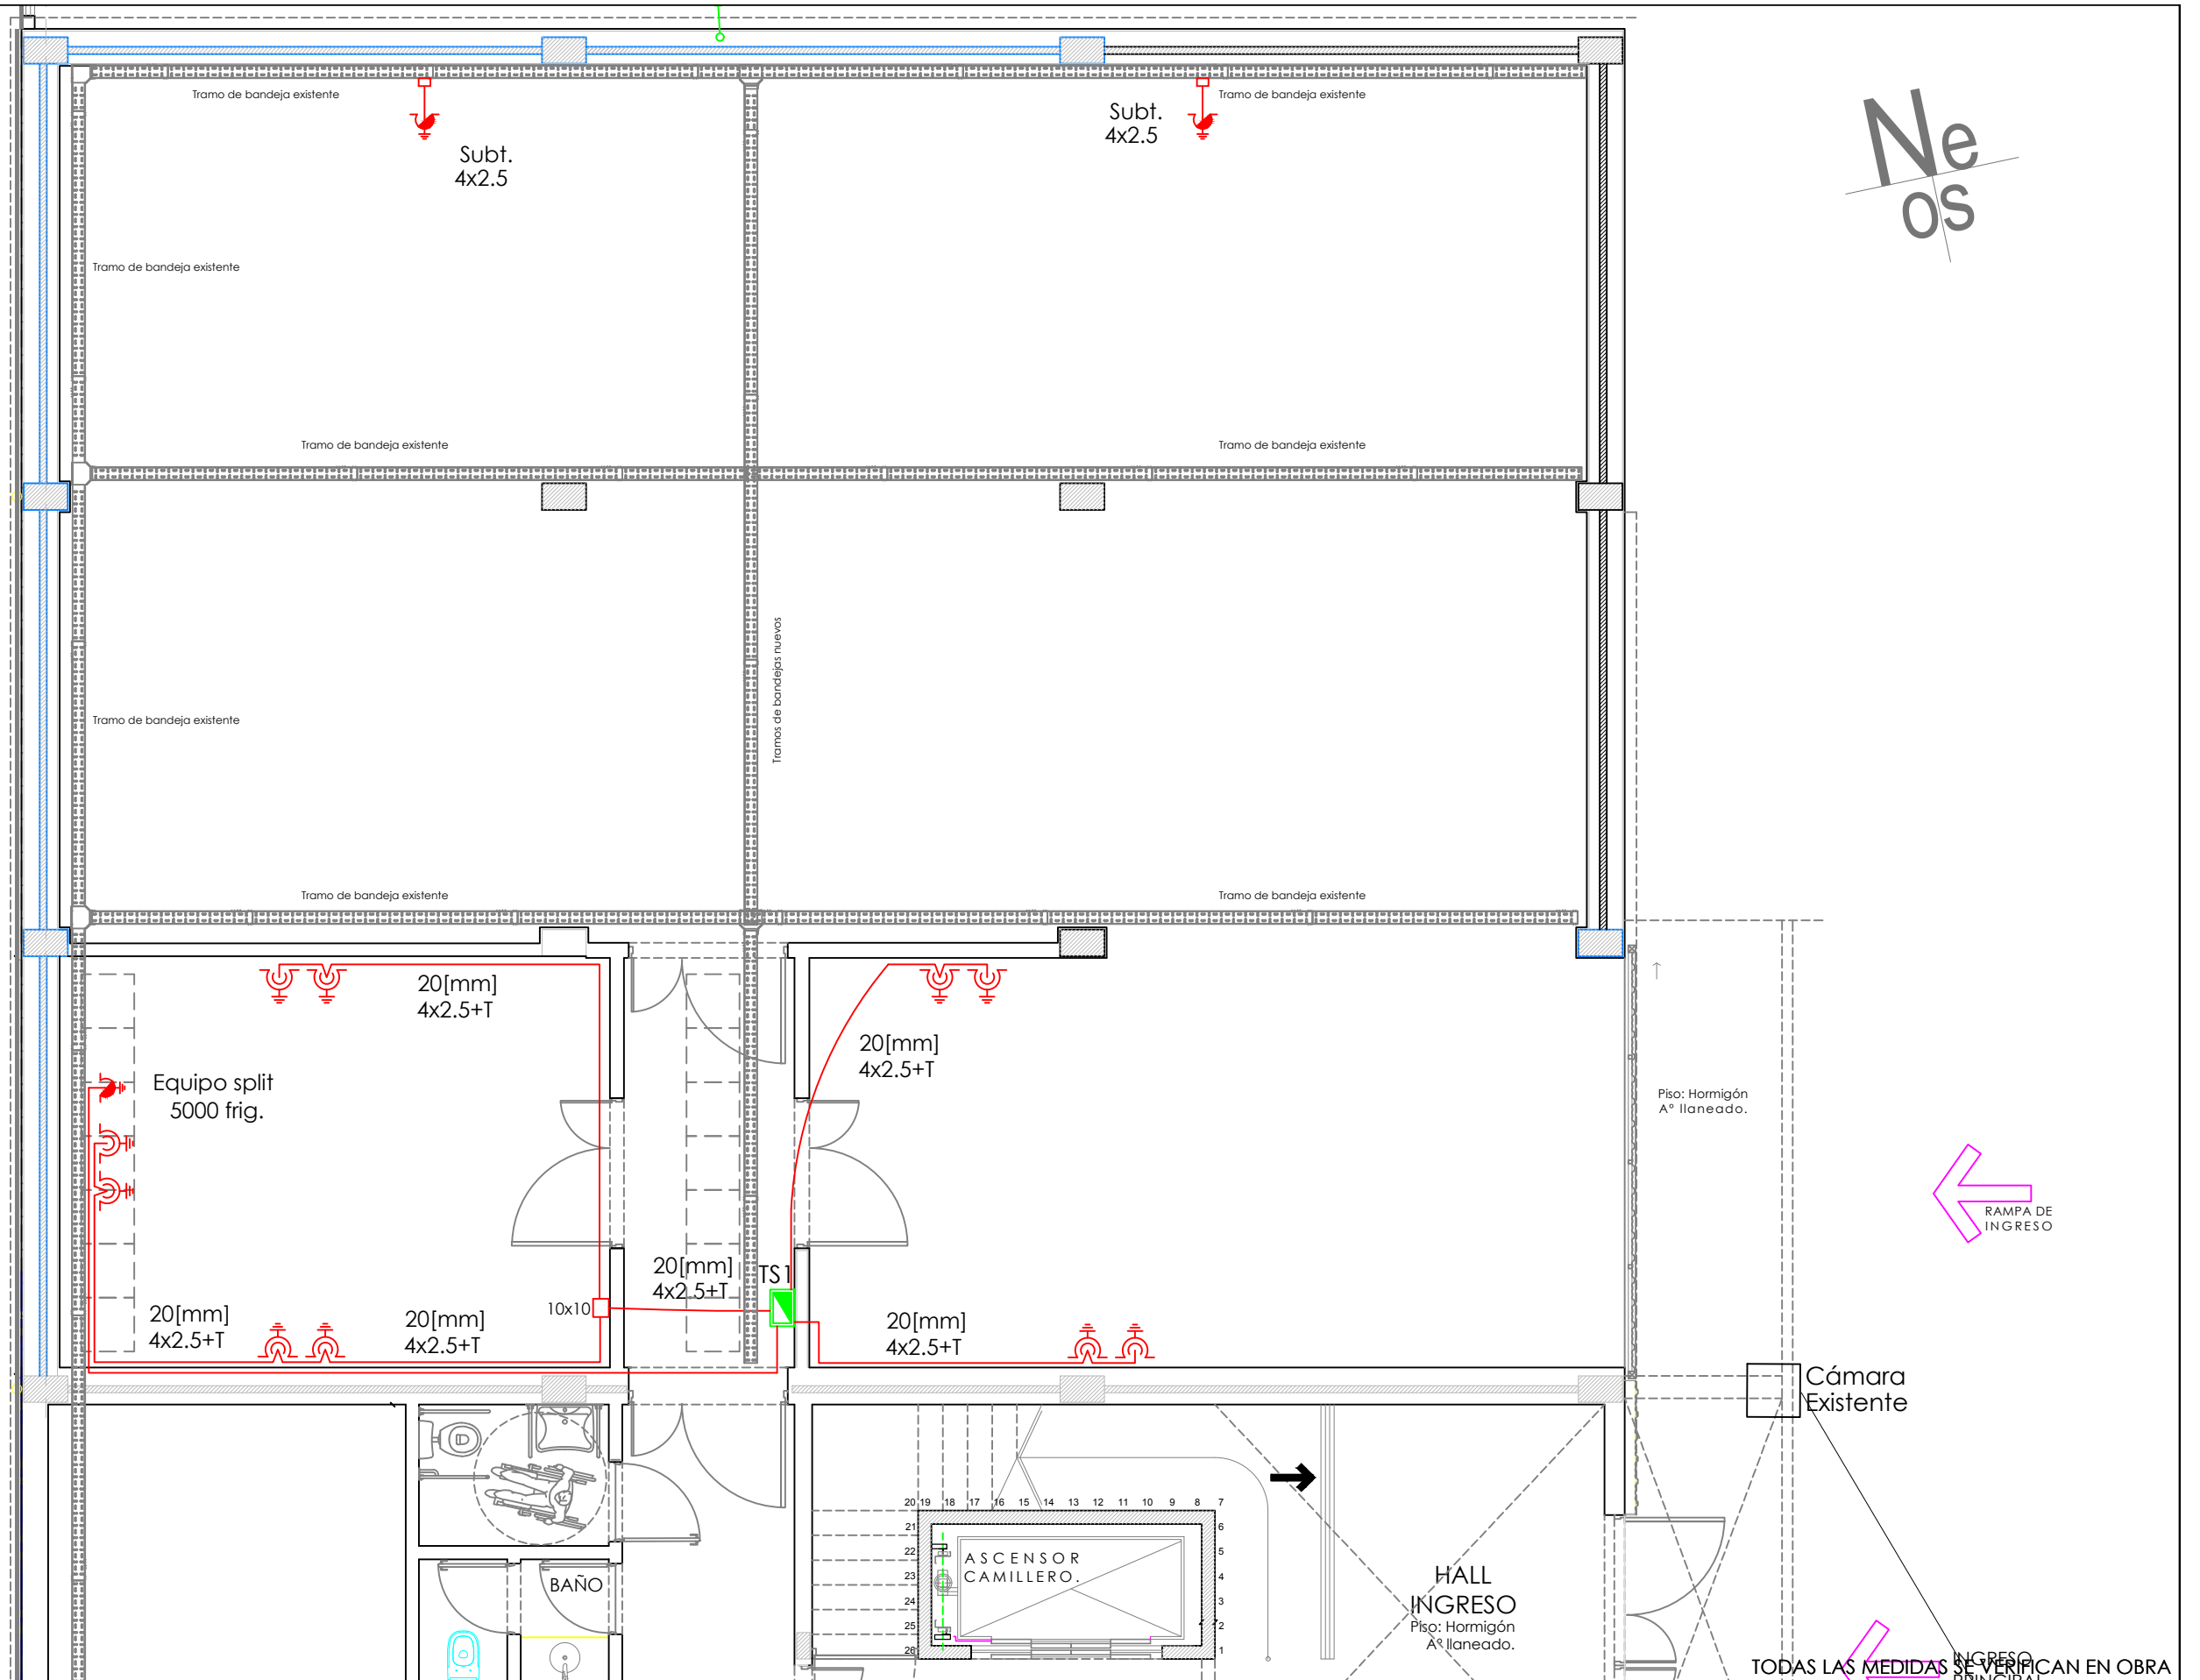


SUPERIOR TRIBUNAL DE JUSTICIA DE LA PROVINCIA DE ENTRE RÍOS - ÁREA DE PLANEAMIENTO E INFRAESTRUCTURA EDIFICIO JUDICIAL



OBRA: COMPLETAMIENTO Y TERMINACIÓN DEPÓSITO EFECTOS SECUESTRADOS DEL S.T.J.-ENTRE RÍOS.	INMUEBLE: SANTOS DOMINGUEZ N° 195.	LOCALIDAD: PARANÁ.-	DEPARTAMENTO: PARANÁ.-	23
Plano: INSTALACIÓN ELÉCTRICA - TOMACORRIENTES - PLANTA BAJA	PROYECTO: D.A.J.E.R.	FECHA: NOVIEMBRE DE 2.025	ESCALA: 1 : 75	

PEATONAL VICTOR PALOMA QUINTERO

Ne
os

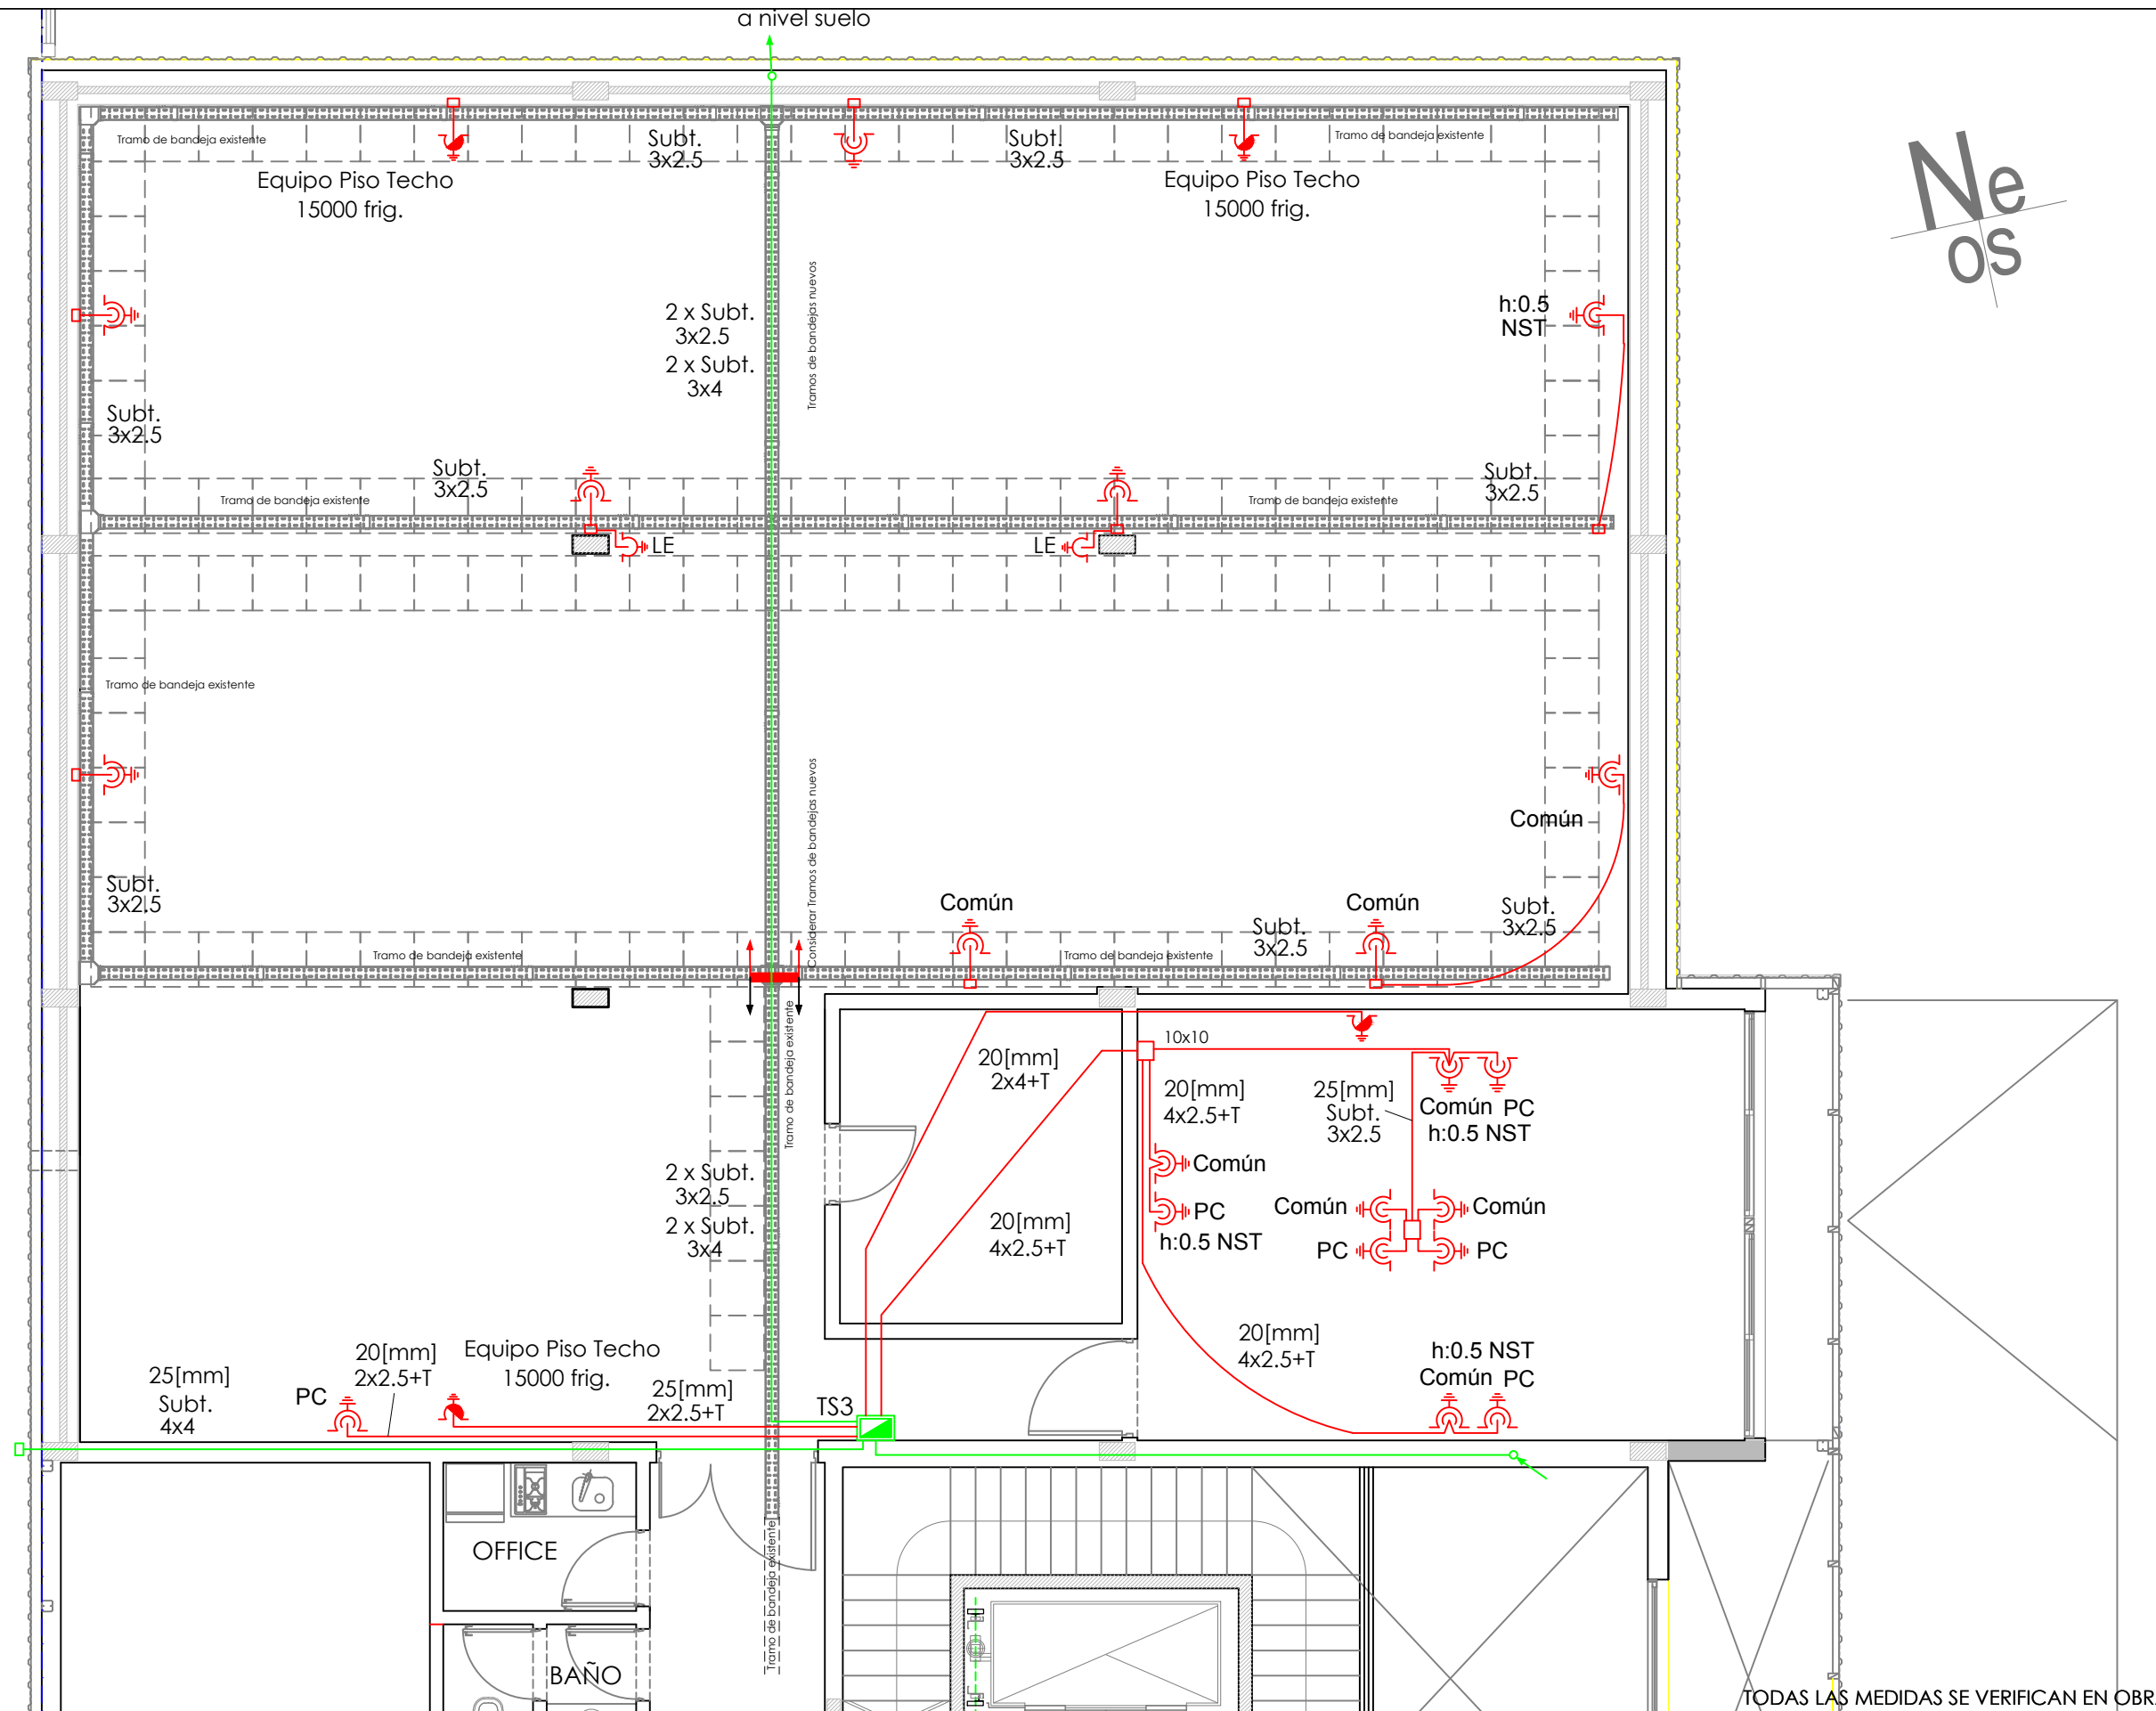


TODAS LAS MEDIDAS SE VERIFICAN EN OBRA

SUPERIOR TRIBUNAL DE JUSTICIA DE LA PROVINCIA DE ENTRE RÍOS - ÁREA DE PLANEAMIENTO E INFRAESTRUCTURA EDIFICIO JUDICIAL



<p>OBRA: COMPLETAMIENTO Y TERMINACIÓN DEPÓSITO EFECTOS SECUESTRADOS DEL S.T.J.-ENTRE RÍOS.</p>	<p>INMUEBLE: SANTOS DOMINGUEZ N° 195.</p>	<p>LOCALIDAD: PARANÁ.-</p>	<p>DEPARTAMENTO: PARANÁ.-</p>
<p>Plano: INSTALACIÓN ELÉCTRICA - TOMACORRIENTES - PLANTA ALTA</p>	<p>PROYECTO: D.A.J.E.R.</p>	<p>FECHA: NOVIEMBRE DE 2.025</p>	<p>ESCALA: 1 : 75</p>

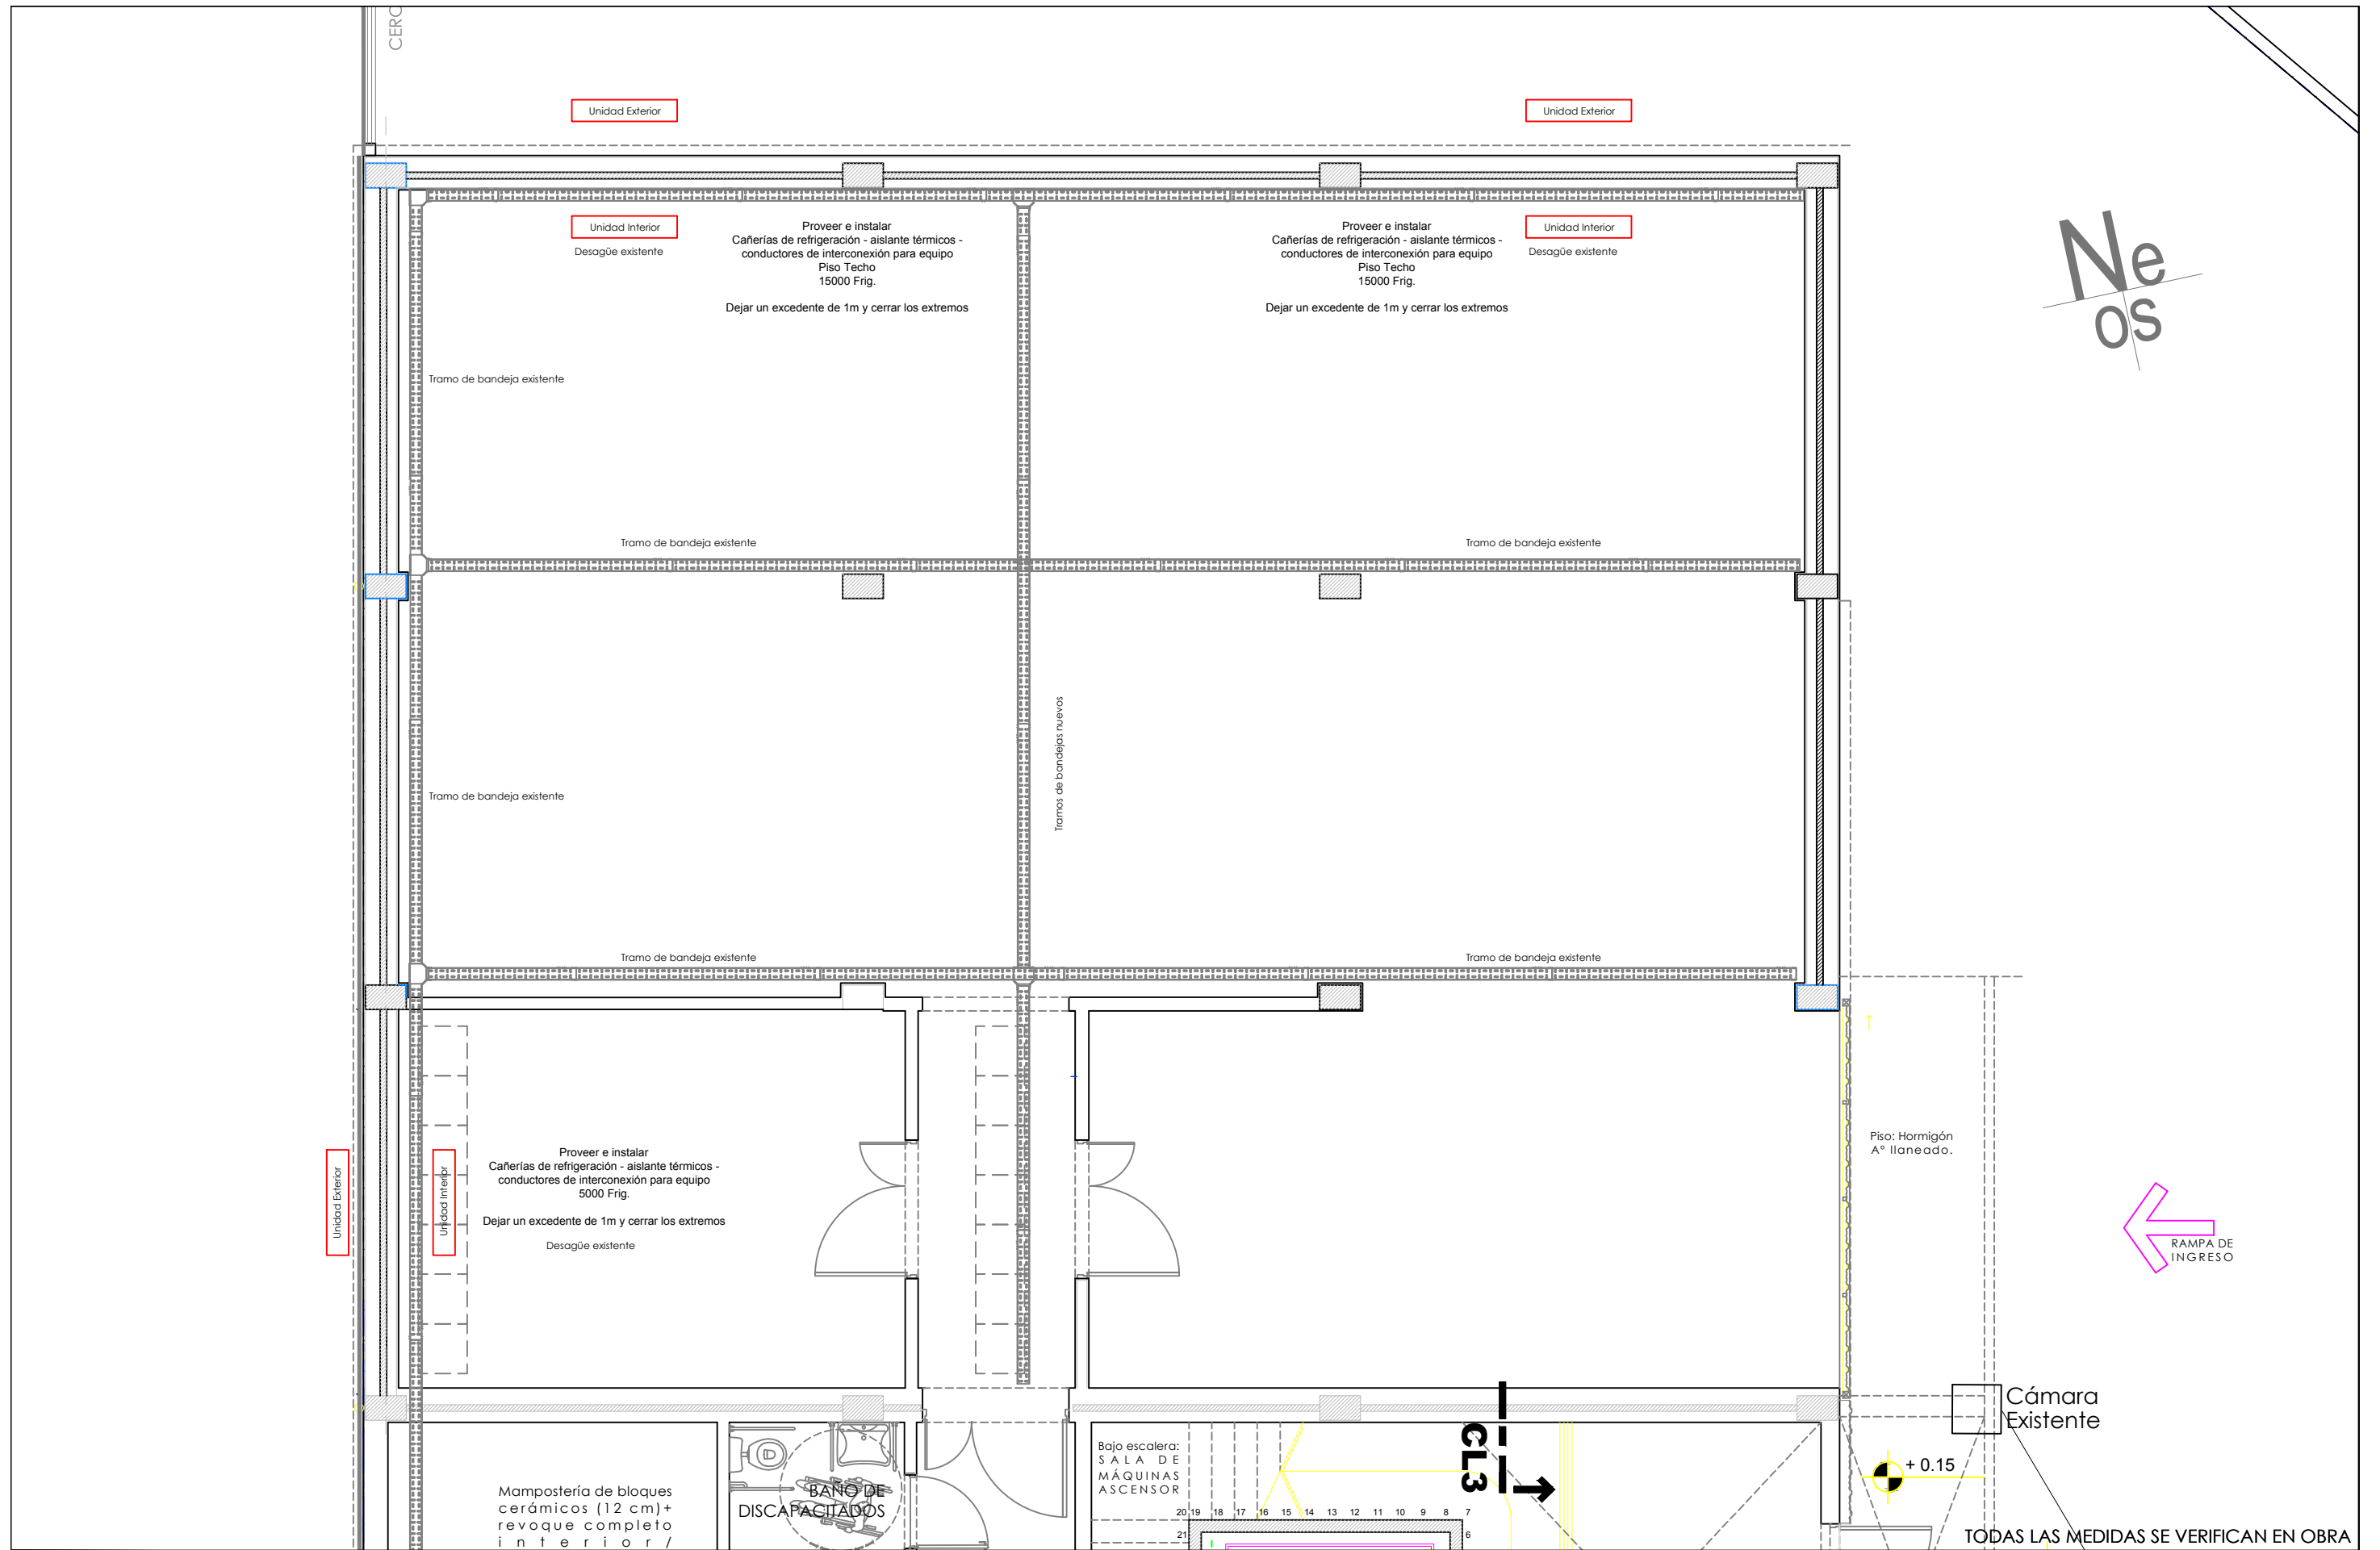

SUPERIOR TRIBUNAL DE JUSTICIA DE LA PROVINCIA DE ENTRE RÍOS - ÁREA DE PLANEAMIENTO E INFRAESTRUCTURA EDIFICIO JUDICIAL



OBRA: **COMPLETAMIENTO Y TERMINACIÓN DEPÓSITO EFECTOS SECUESTRADOS DEL S.T.J.-ENTRE RÍOS.**

INMUEBLE: SANTOS DOMINGUEZ N° 195.

LOCALIDAD: PARANÁ.-

DEPARTAMENTO: PARANÁ.-

Plano: CAÑERÍAS DE REFRIGERACIÓN - PLANTA BAJA



PROYECTO: D.A.J.E.R.

FECHA: NOVIEMBRE DE 2.025

ESCALA: 1 : 75

25

PEATONAL VICTOR PALOMA QUINTERO

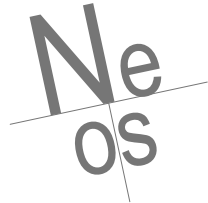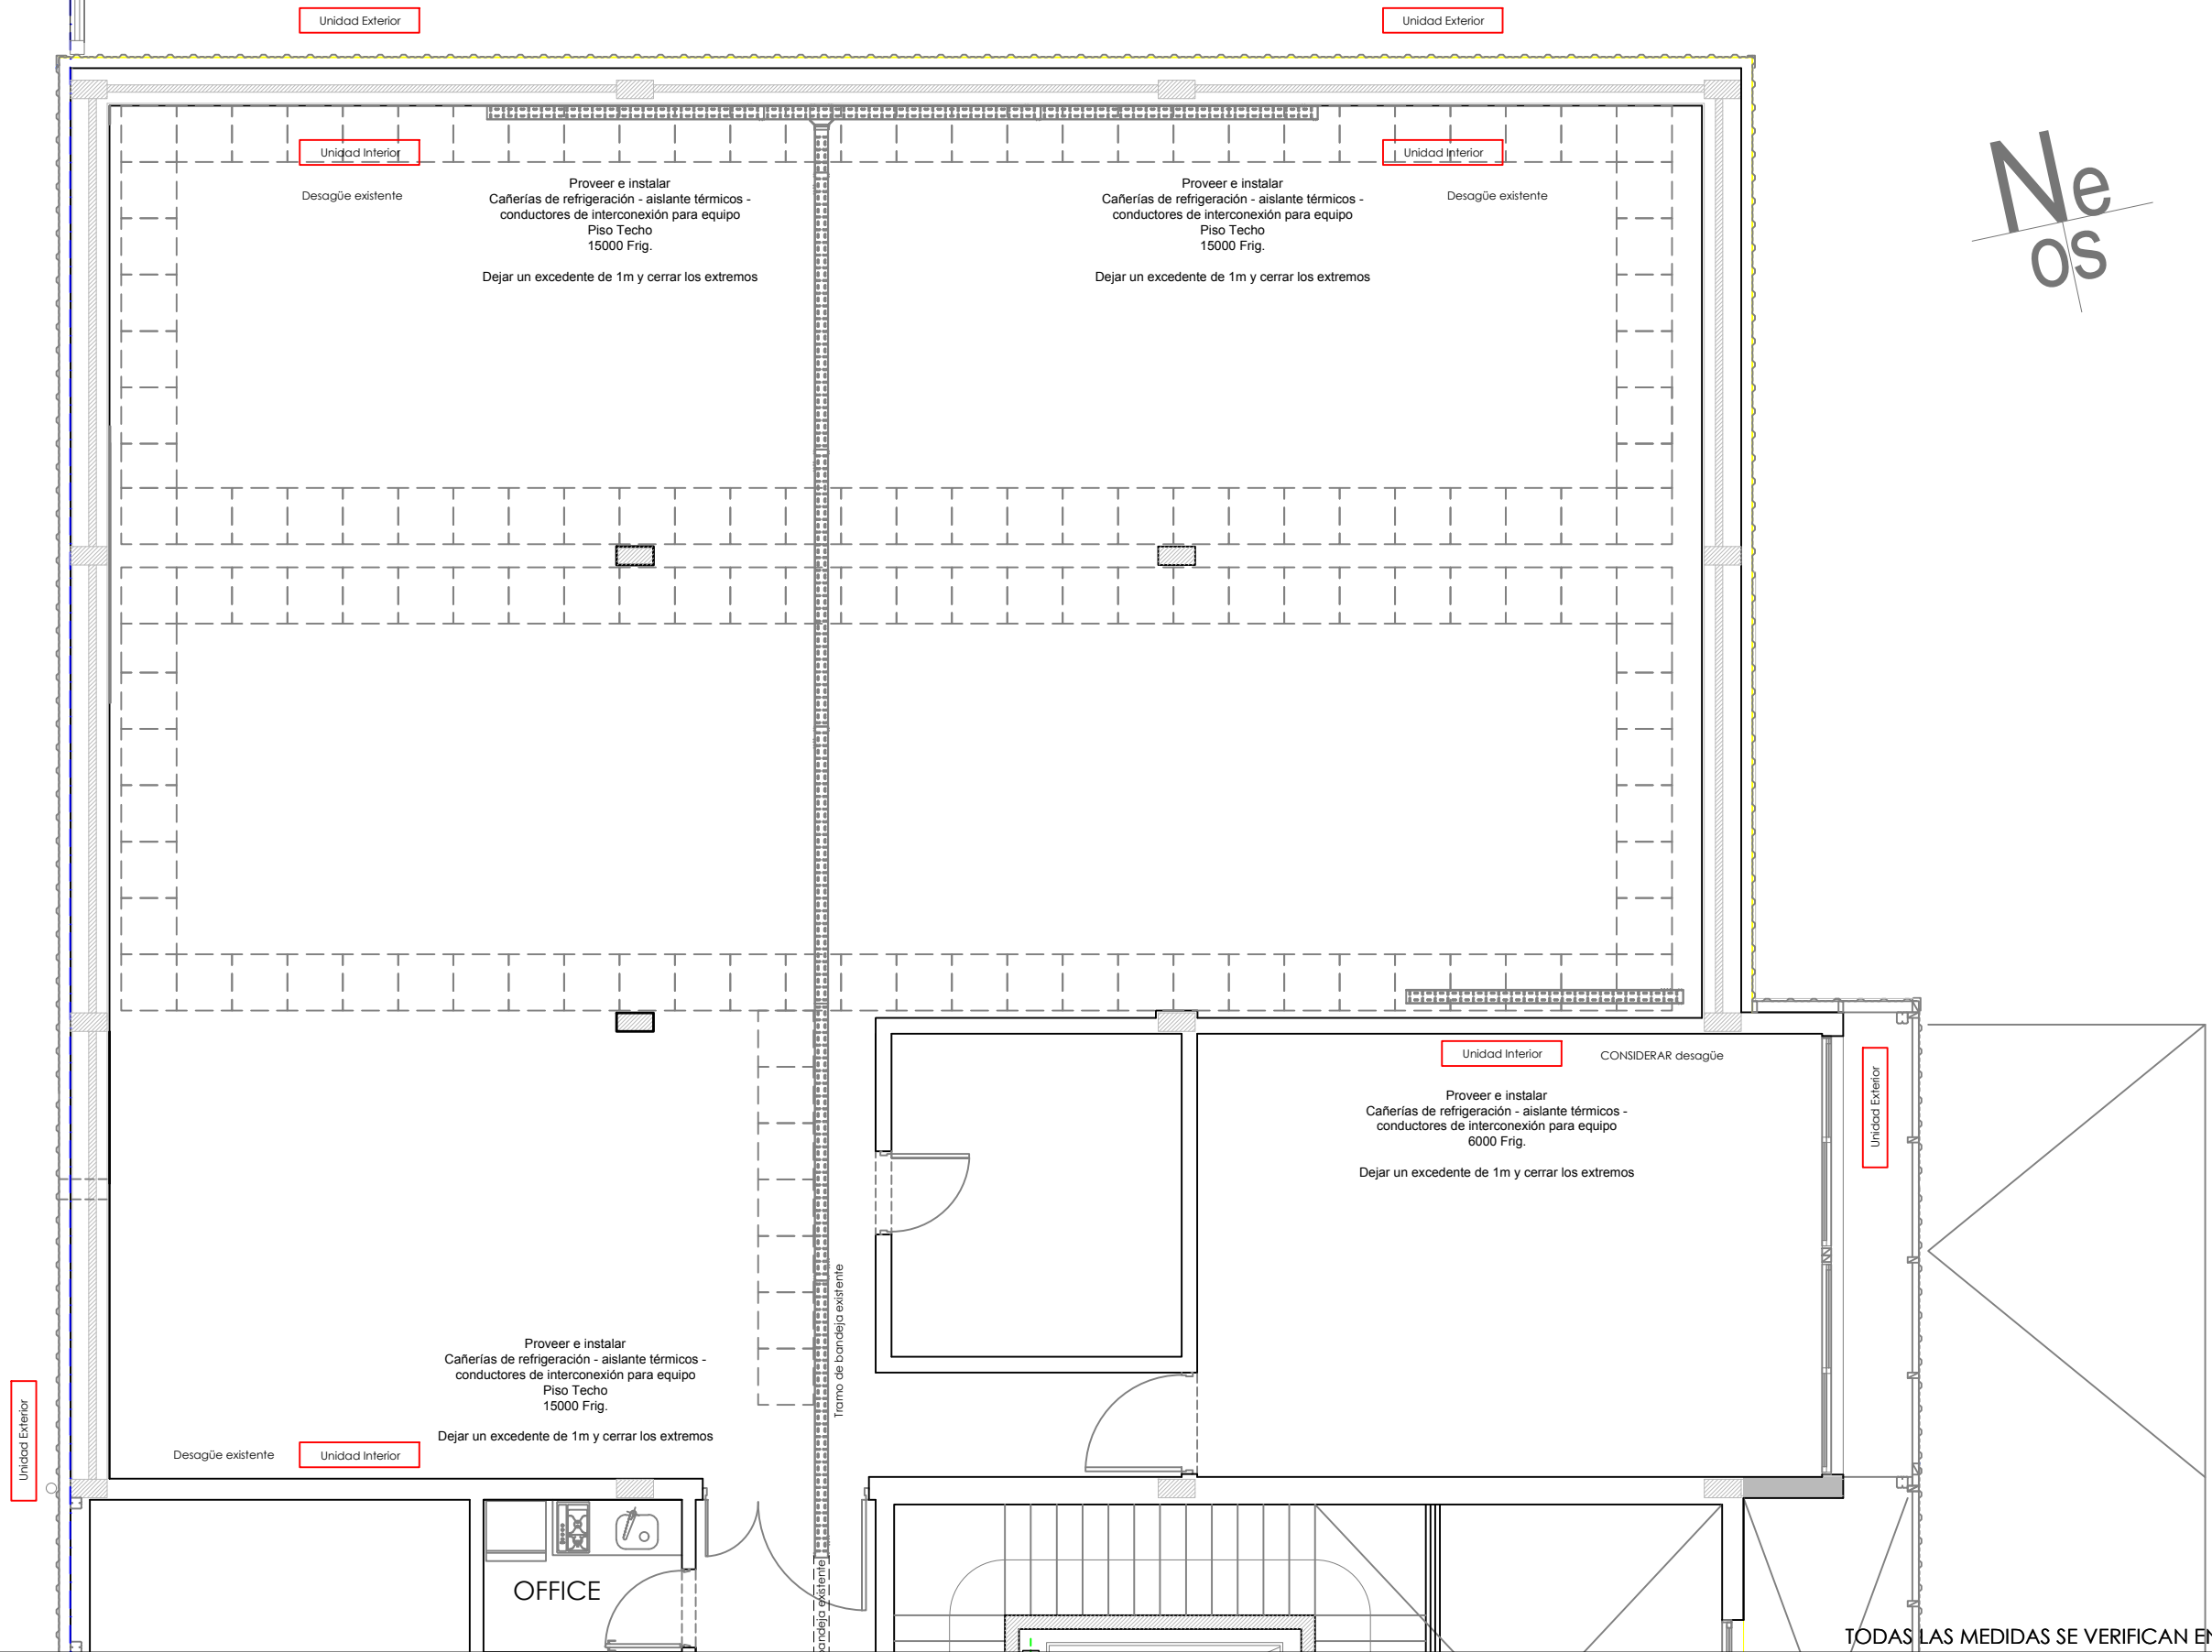

SUPERIOR TRIBUNAL DE JUSTICIA DE LA PROVINCIA DE ENTRE RÍOS - ÁREA DE PLANEAMIENTO E INFRAESTRUCTURA EDIFICIO JUDICIAL



OBRA: COMPLETAMIENTO Y TERMINACIÓN DEPÓSITO EFECTOS SECUESTRADOS DEL S.T.J.-ENTRE RÍOS.

INMUEBLE: SANTOS DOMINGUEZ N° 195.

LOCALIDAD: PARANÁ.-

DEPARTAMENTO: PARANÁ.-


Plano: CAÑERÍA DE REFRIGERACIÓN - PLANTA ALTA

PROYECTO: D.A.J.E.R.

FECHA: NOVIEMBRE DE 2.025

ESCALA: 1 : 75

PEATONAL VICTOR PALOMA QUINTERO

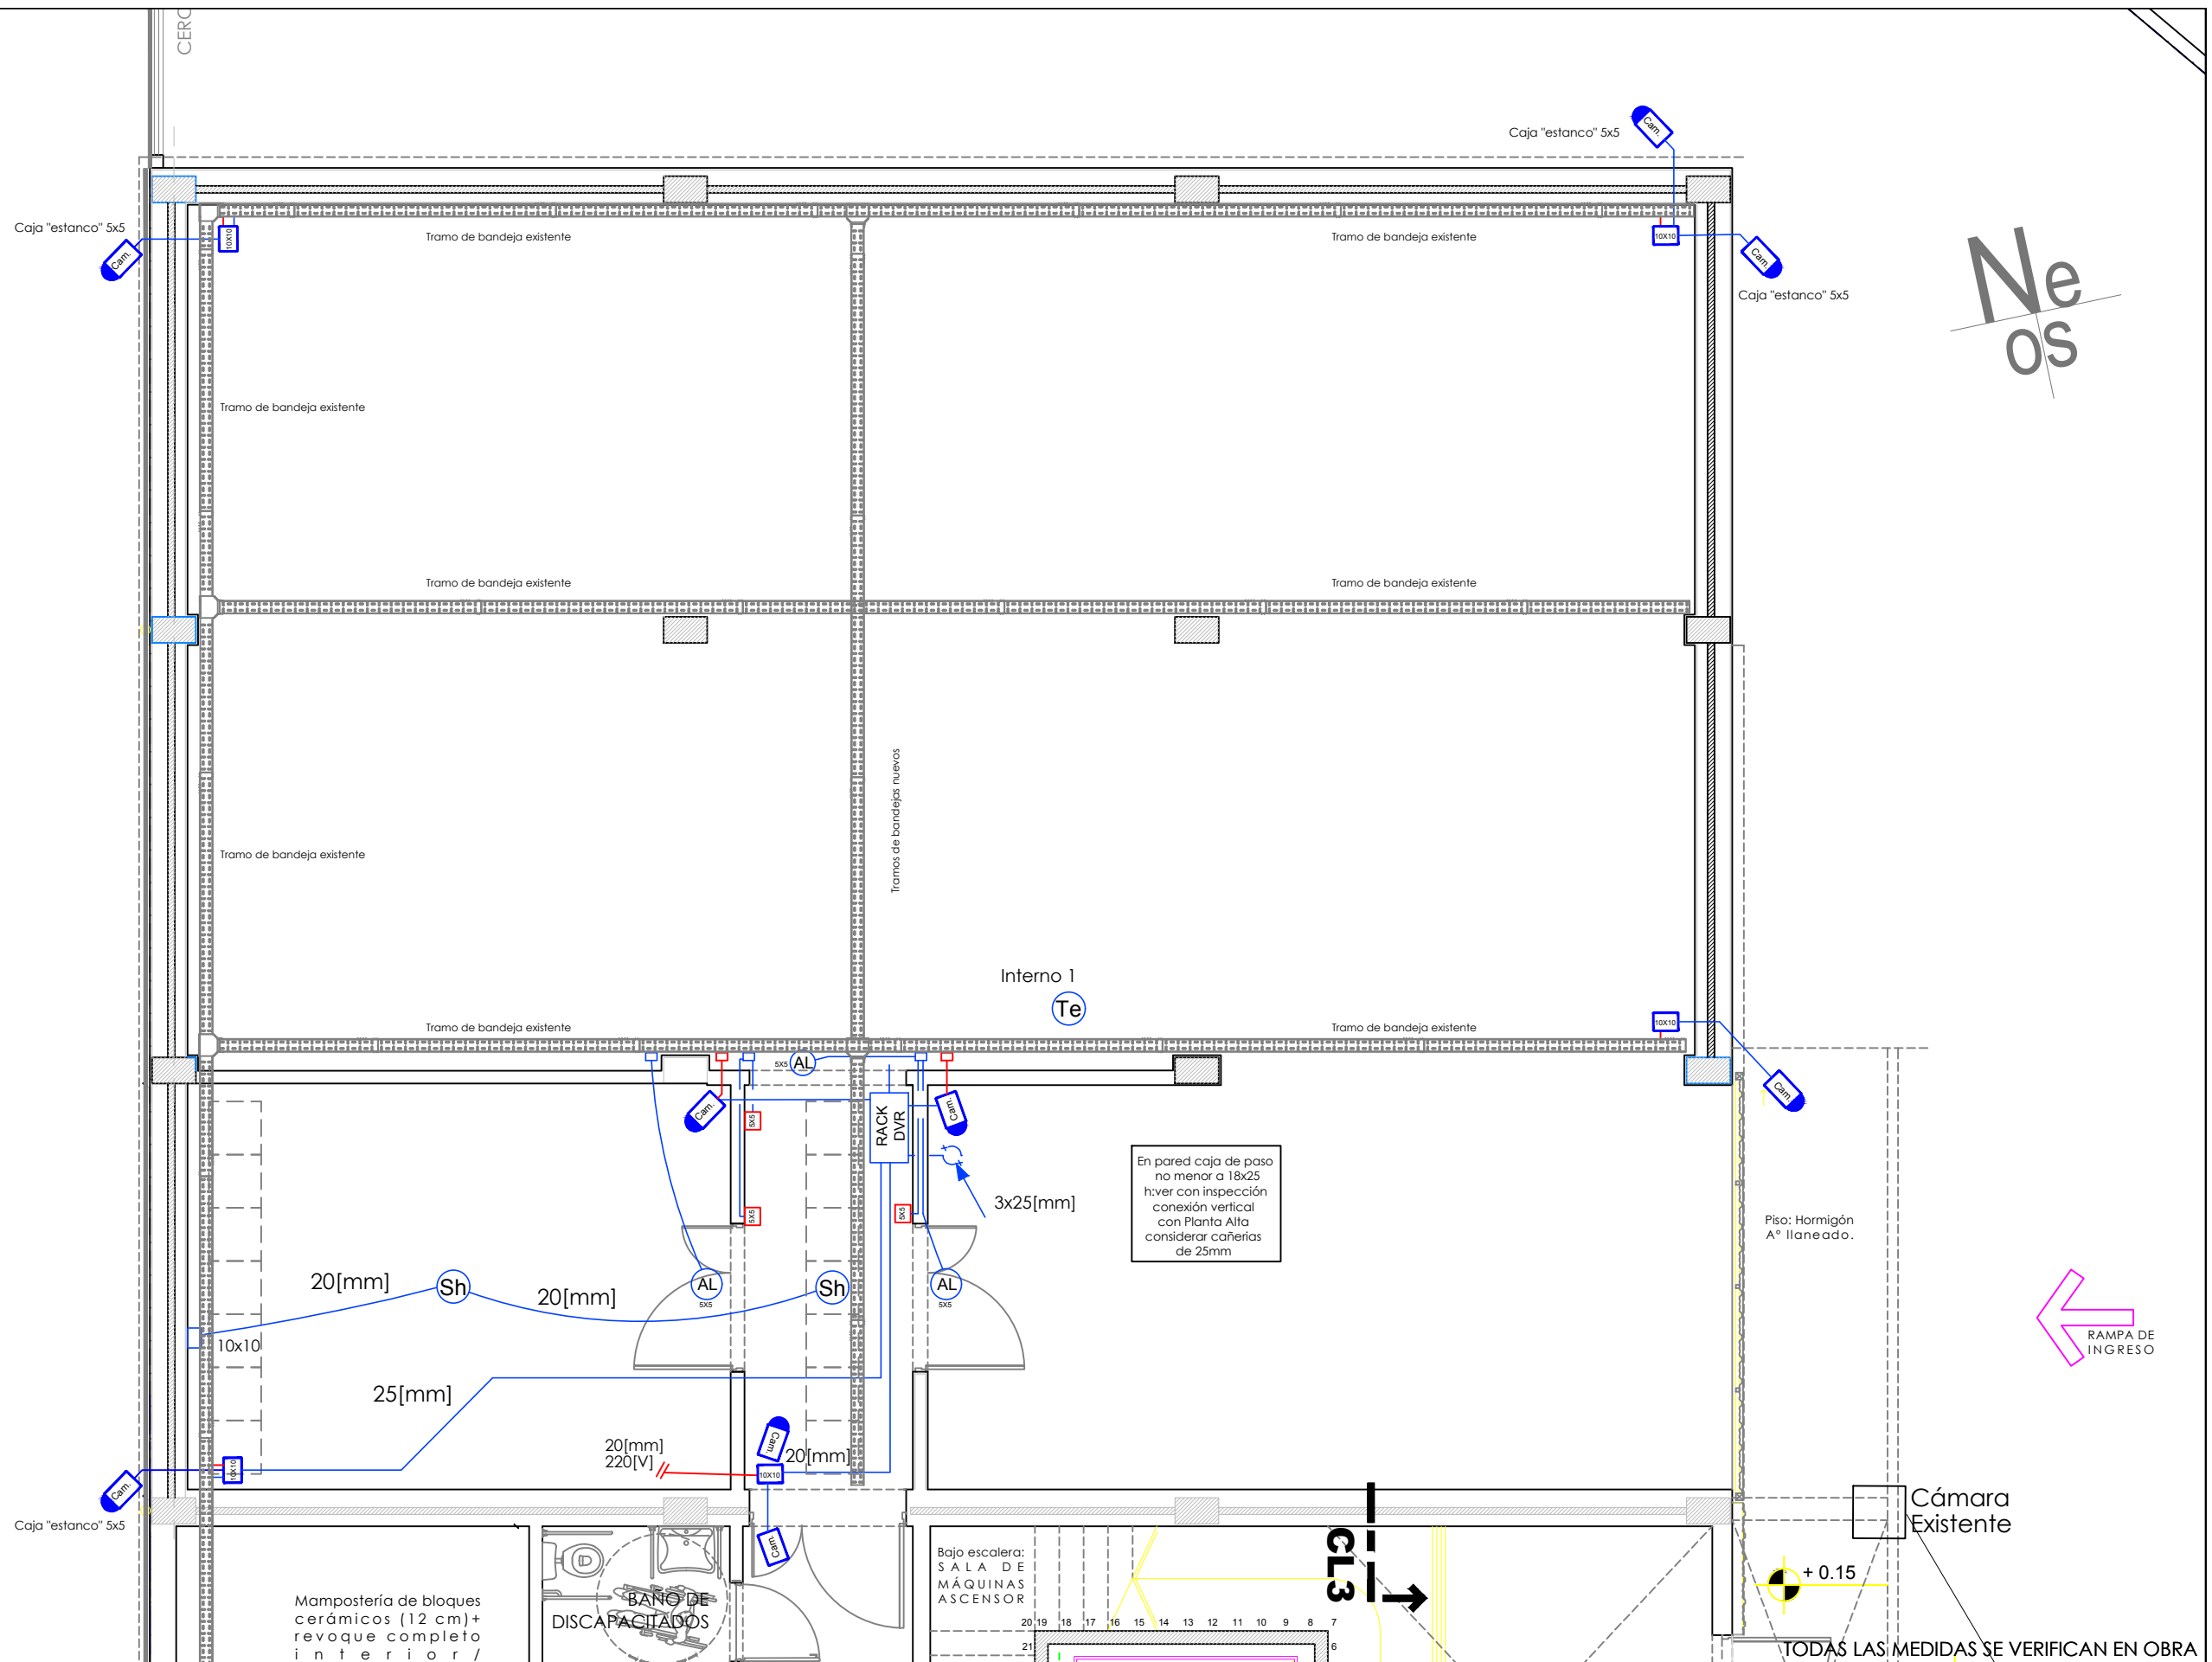


SUPERIOR TRIBUNAL DE JUSTICIA DE LA PROVINCIA DE ENTRE RÍOS - ÁREA DE PLANEAMIENTO E INFRAESTRUCTURA EDIFICIO JUDICIAL

OBRA: COMPLETAMIENTO Y TERMINACIÓN DEPÓSITO EFECTOS SECUESTRADOS DEL S.T.J.-ENTRE RÍOS.	INMUEBLE: SANTOS DOMINGUEZ N° 195.	LOCALIDAD: PARANÁ.-	DEPARTAMENTO: PARANÁ.-	27
Plano: INSTALACIÓN ELÉCTRICA - BAJA TENSIÓN - PLANTA BAJA	PROYECTO: D.A.J.E.R.	FECHA: NOVIEMBRE DE 2.025	ESCALA: 1 : 75	



PEATONAL VICTOR PALOMA QUINTERO

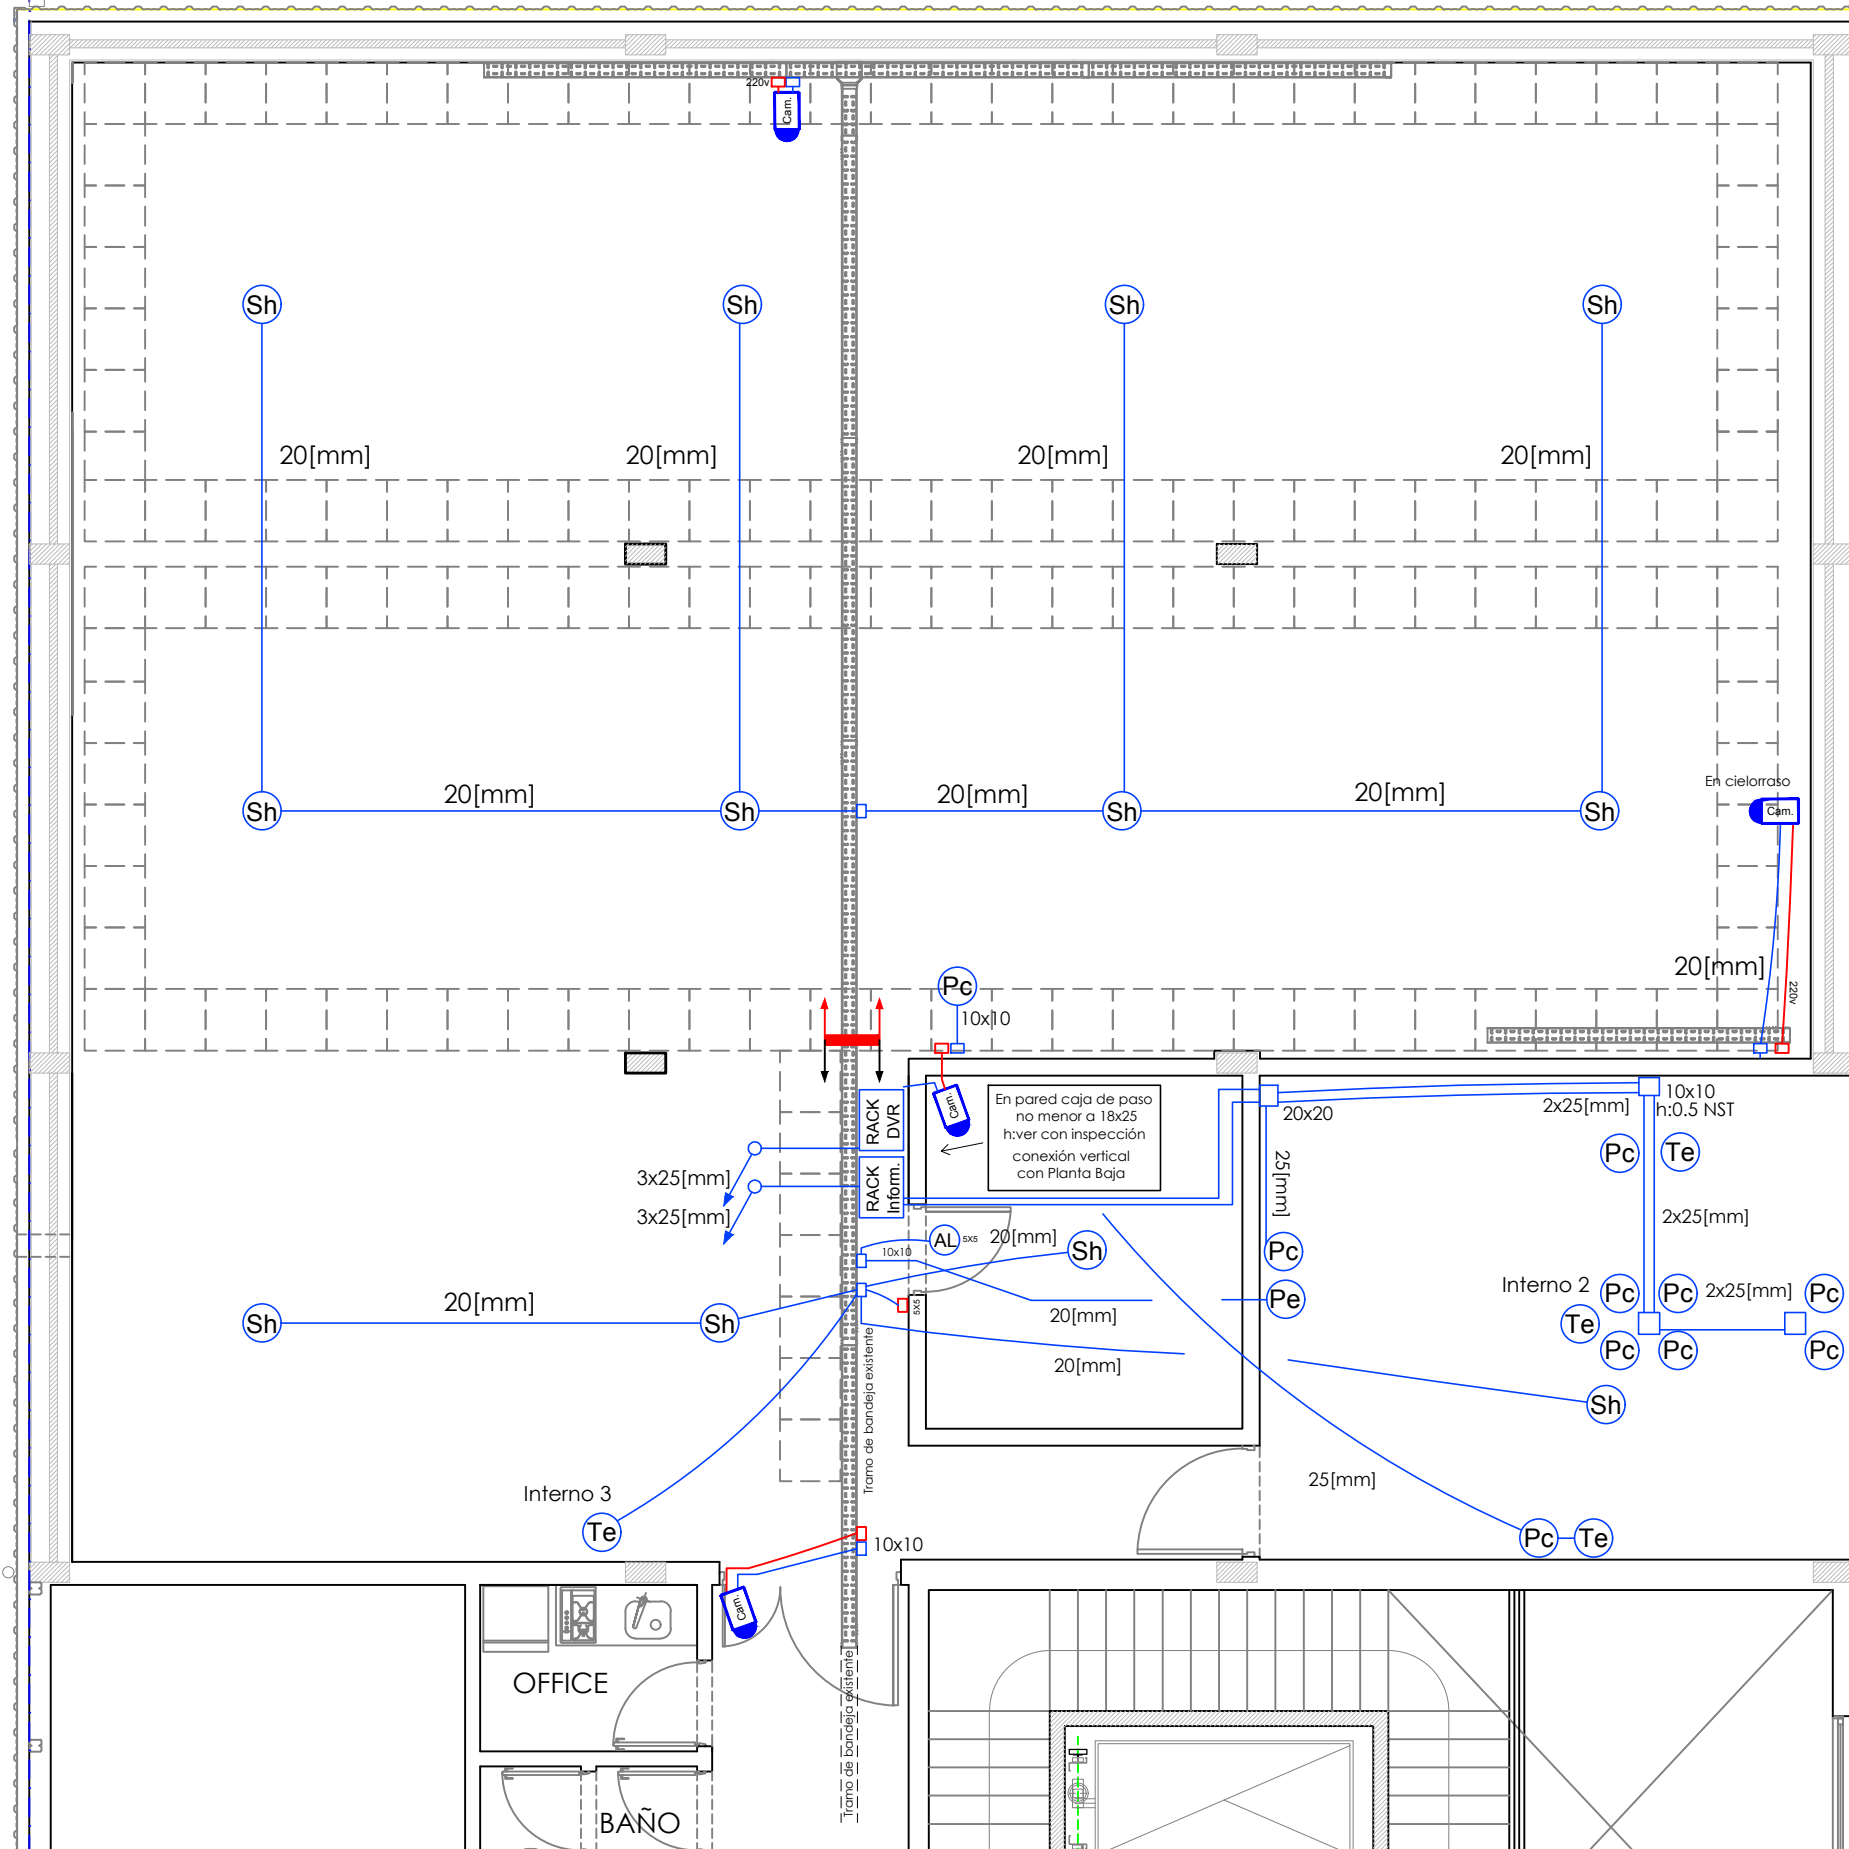


TODAS LAS MEDIDAS SE VERIFICAN EN OBRA

SUPERIOR TRIBUNAL DE JUSTICIA DE LA PROVINCIA DE ENTRE RÍOS - ÁREA DE PLANEAMIENTO E INFRAESTRUCTURA EDIFICIO JUDICIAL







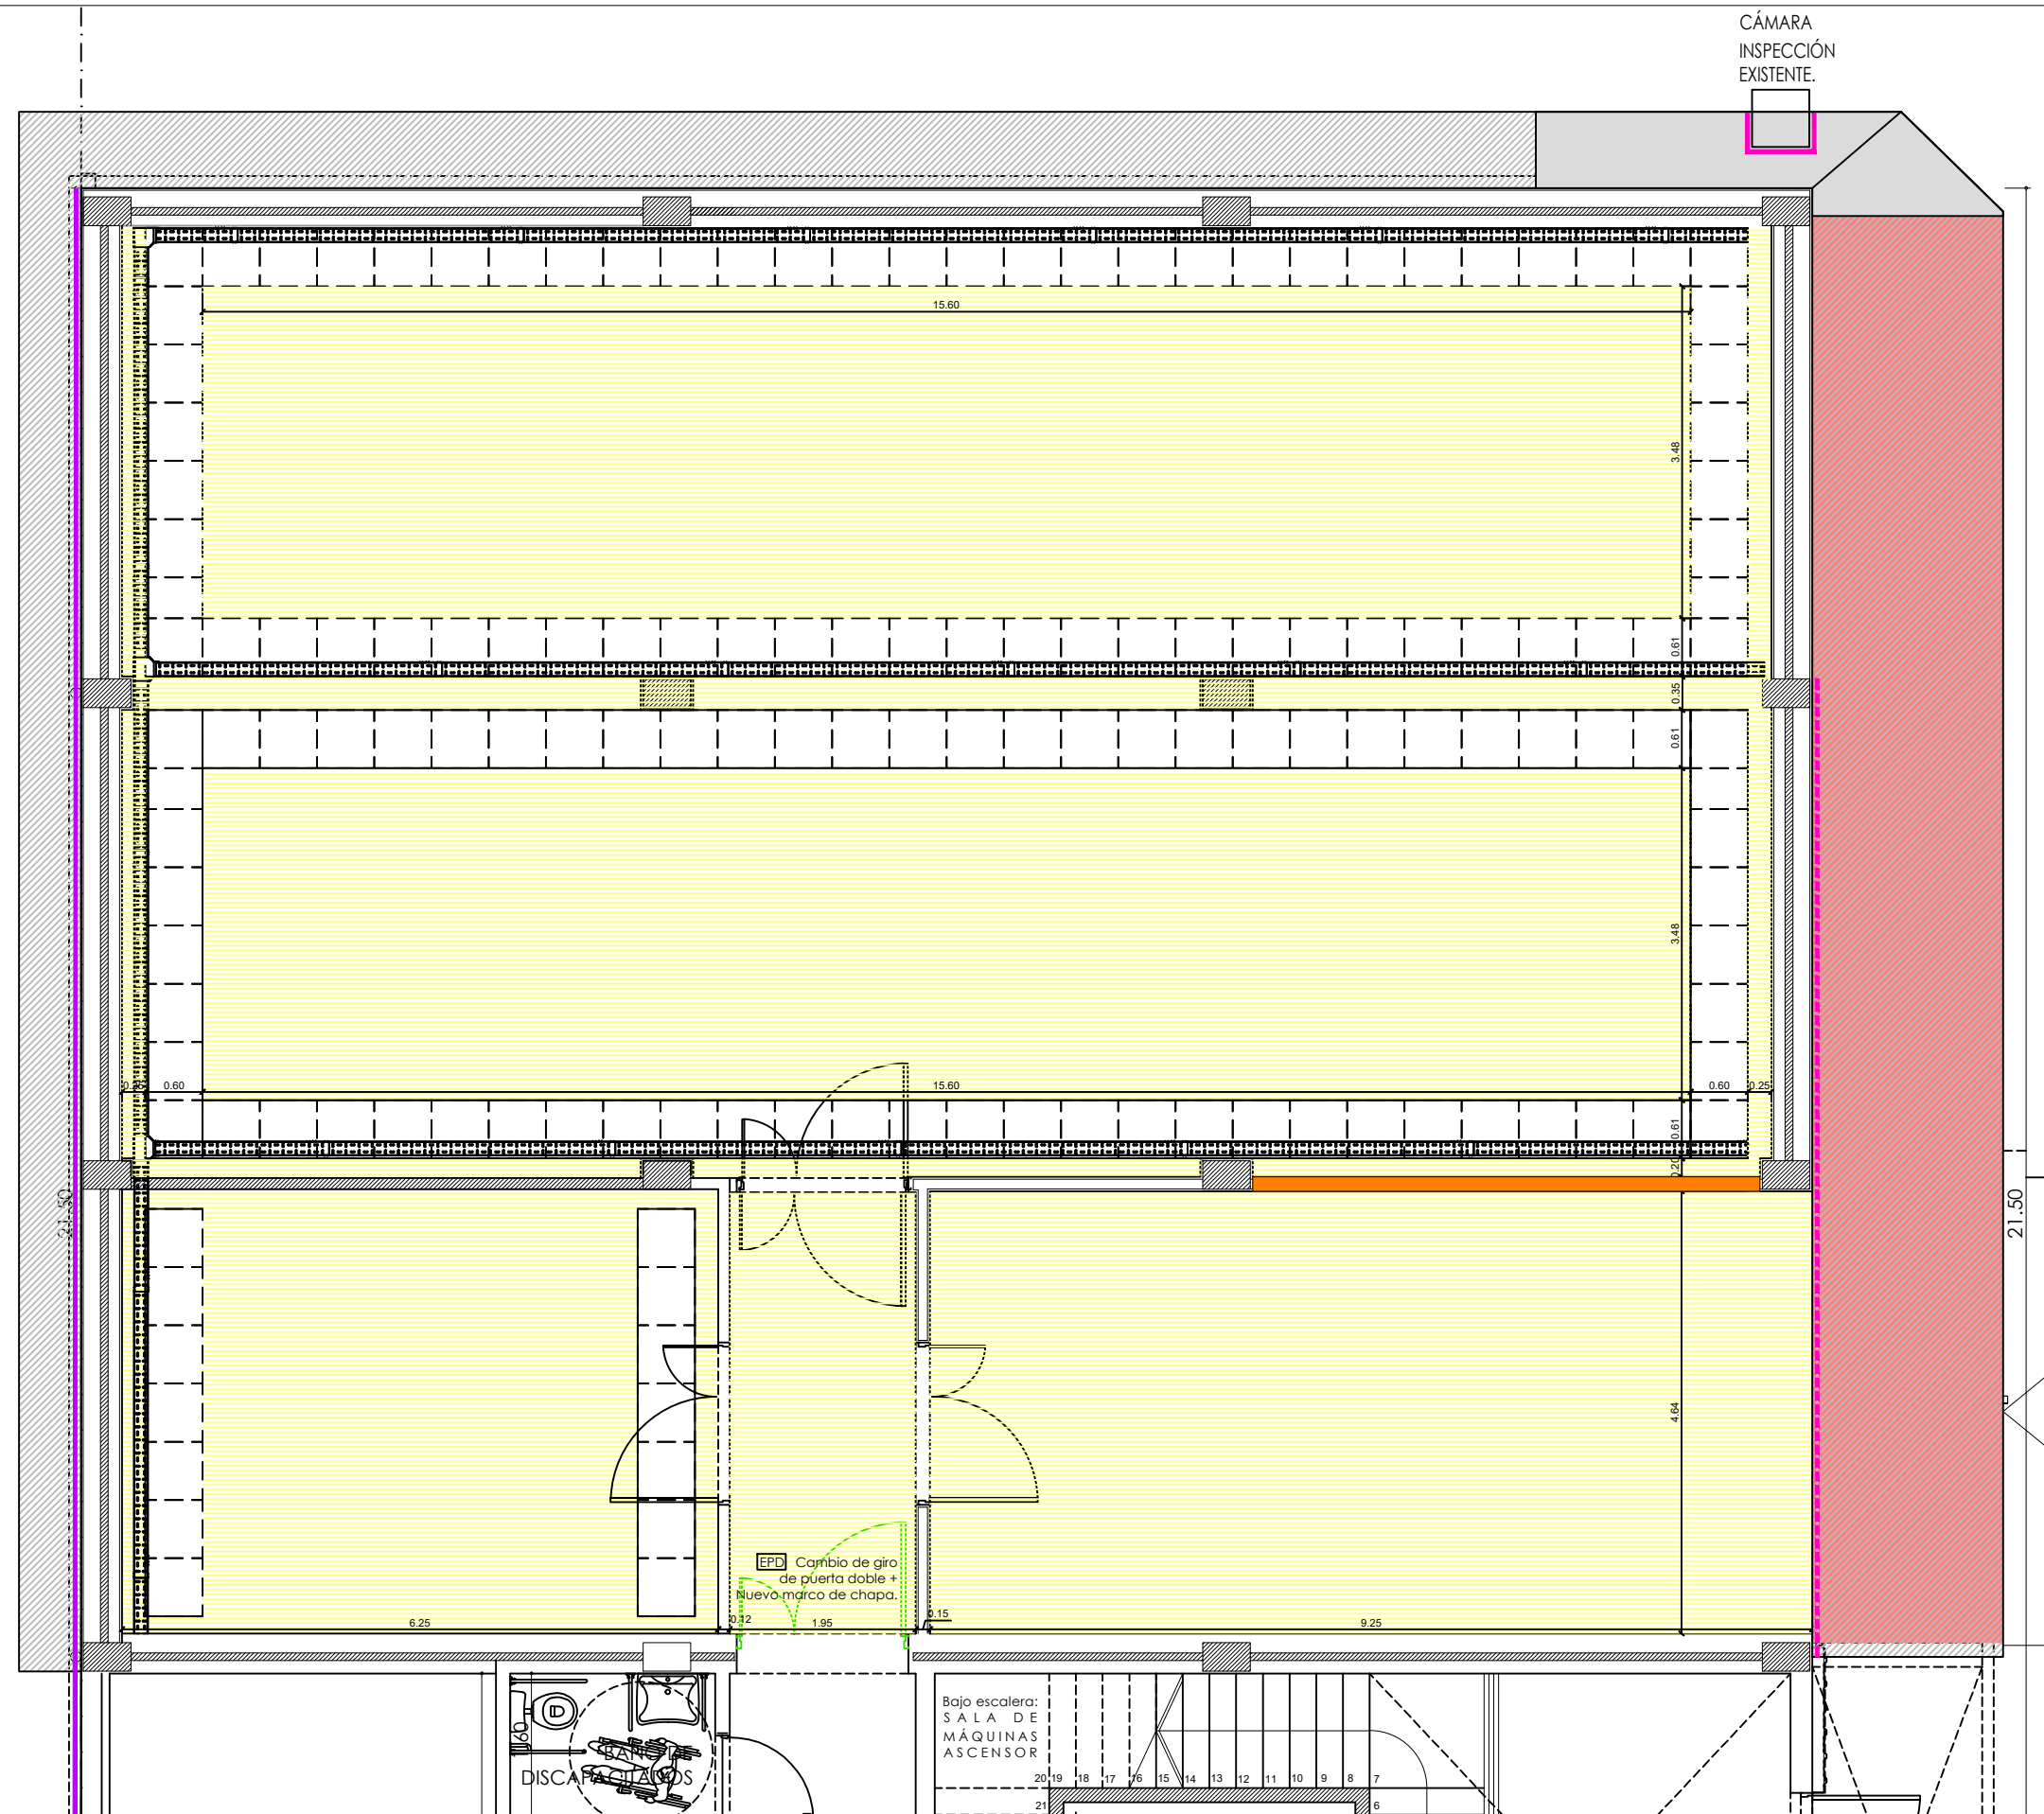



OBRA: COMPLETAMIENTO Y TERMINACIÓN DEPÓSITO EFECTOS SECUESTRADOS DEL S.T.J.-ENTRE RÍOS.	INMUEBLE: SANTOS DOMINGUEZ N° 195.	LOCALIDAD: PARANÁ.-	DEPARTAMENTO: PARANÁ.-
Plano: INSTALACIÓN ELÉCTRICA - BAJA TENSIÓN - PLANTA ALTA	PROYECTO: D.A.J.E.R.	FECHA: NOVIEMBRE DE 2.025	ESCALA: 1 : 75

PLANTA BAJA - Esc.: 1:75
DEMOLICIONES + EXTRACCIONES.



REFERENCIAS:

-  DEMOLICIÓN DE TABIQUES DE MAMPOSTERÍA DE LAD. HUECOS (12 Y 18CM).
-  EXTRACCIÓN Y RETIRO DE CIELORRASO DE DURLOCK.
-  EXTRACCIÓN Y RETIRO DE TERMINACIÓN LLANEADO.
-  REPARACIÓN DE TODA LA VEREDA PERIMETRAL (RAJADURAS, HUNDIMIENTOS, ETC.), PICADO DE CARPETA DE CEMENTO (SELLAR ENCUENTRO Y REHACER CON PENDIENTE HACIA TERRENO NATURAL).
-  SELLADO TODA VEREDA PERIMETRAL EN ENCUENTRO CON MAMPOSTERÍA, INCLUYE EDIFICIO ARCHIVO JUDICIAL.
-  SECTOR A REHACER CONTRAPISO Y CARPETA + MURO PERIMETRAL DE CONTENCIÓN PARA CÁMARA DE INSPECCIÓN.
-  EPD EXTRACCIÓN PUERTA, PARA CAMBIO DE GIRO APERTURA + NUEVO MARCO DE CHAPA.
-  EXTRACCIÓN Y RECOLOCACIÓN DE PERFIL NORMAL IPN 14.


TODAS LAS MEDIDAS SE VERIFICAN EN OBRA

SUPERIOR TRIBUNAL DE JUSTICIA DE LA PROVINCIA DE ENTRE RÍOS - ÁREA DE PLANEAMIENTO E INFRAESTRUCTURA EDIFICIO JUDICIAL



OBRA: COMPLETAMIENTO Y TERMINACIÓN DEPÓSITO EFECTOS SECUESTRADOS DEL S.T.J.-ENTRE RÍOS.	INMUEBLE: SANTOS DOMINGUEZ Nº 195.	LOCALIDAD: PARANÁ.-	DEPARTAMENTO: PARANÁ.-
Plano: PLANTA BAJA - DEMOLICIONES + EXTRACCIONES	PROYECTO: D.A.J.E.R.	FECHA: OCTUBRE DE 2025.-	ESCALA: 1.75.-

PLANTA ALTA - Esc.:1:75
DEMOLICIONES + EXTRACCIONES.
TODAS LAS MEDIDAS SE VERIFICAN EN OBRA

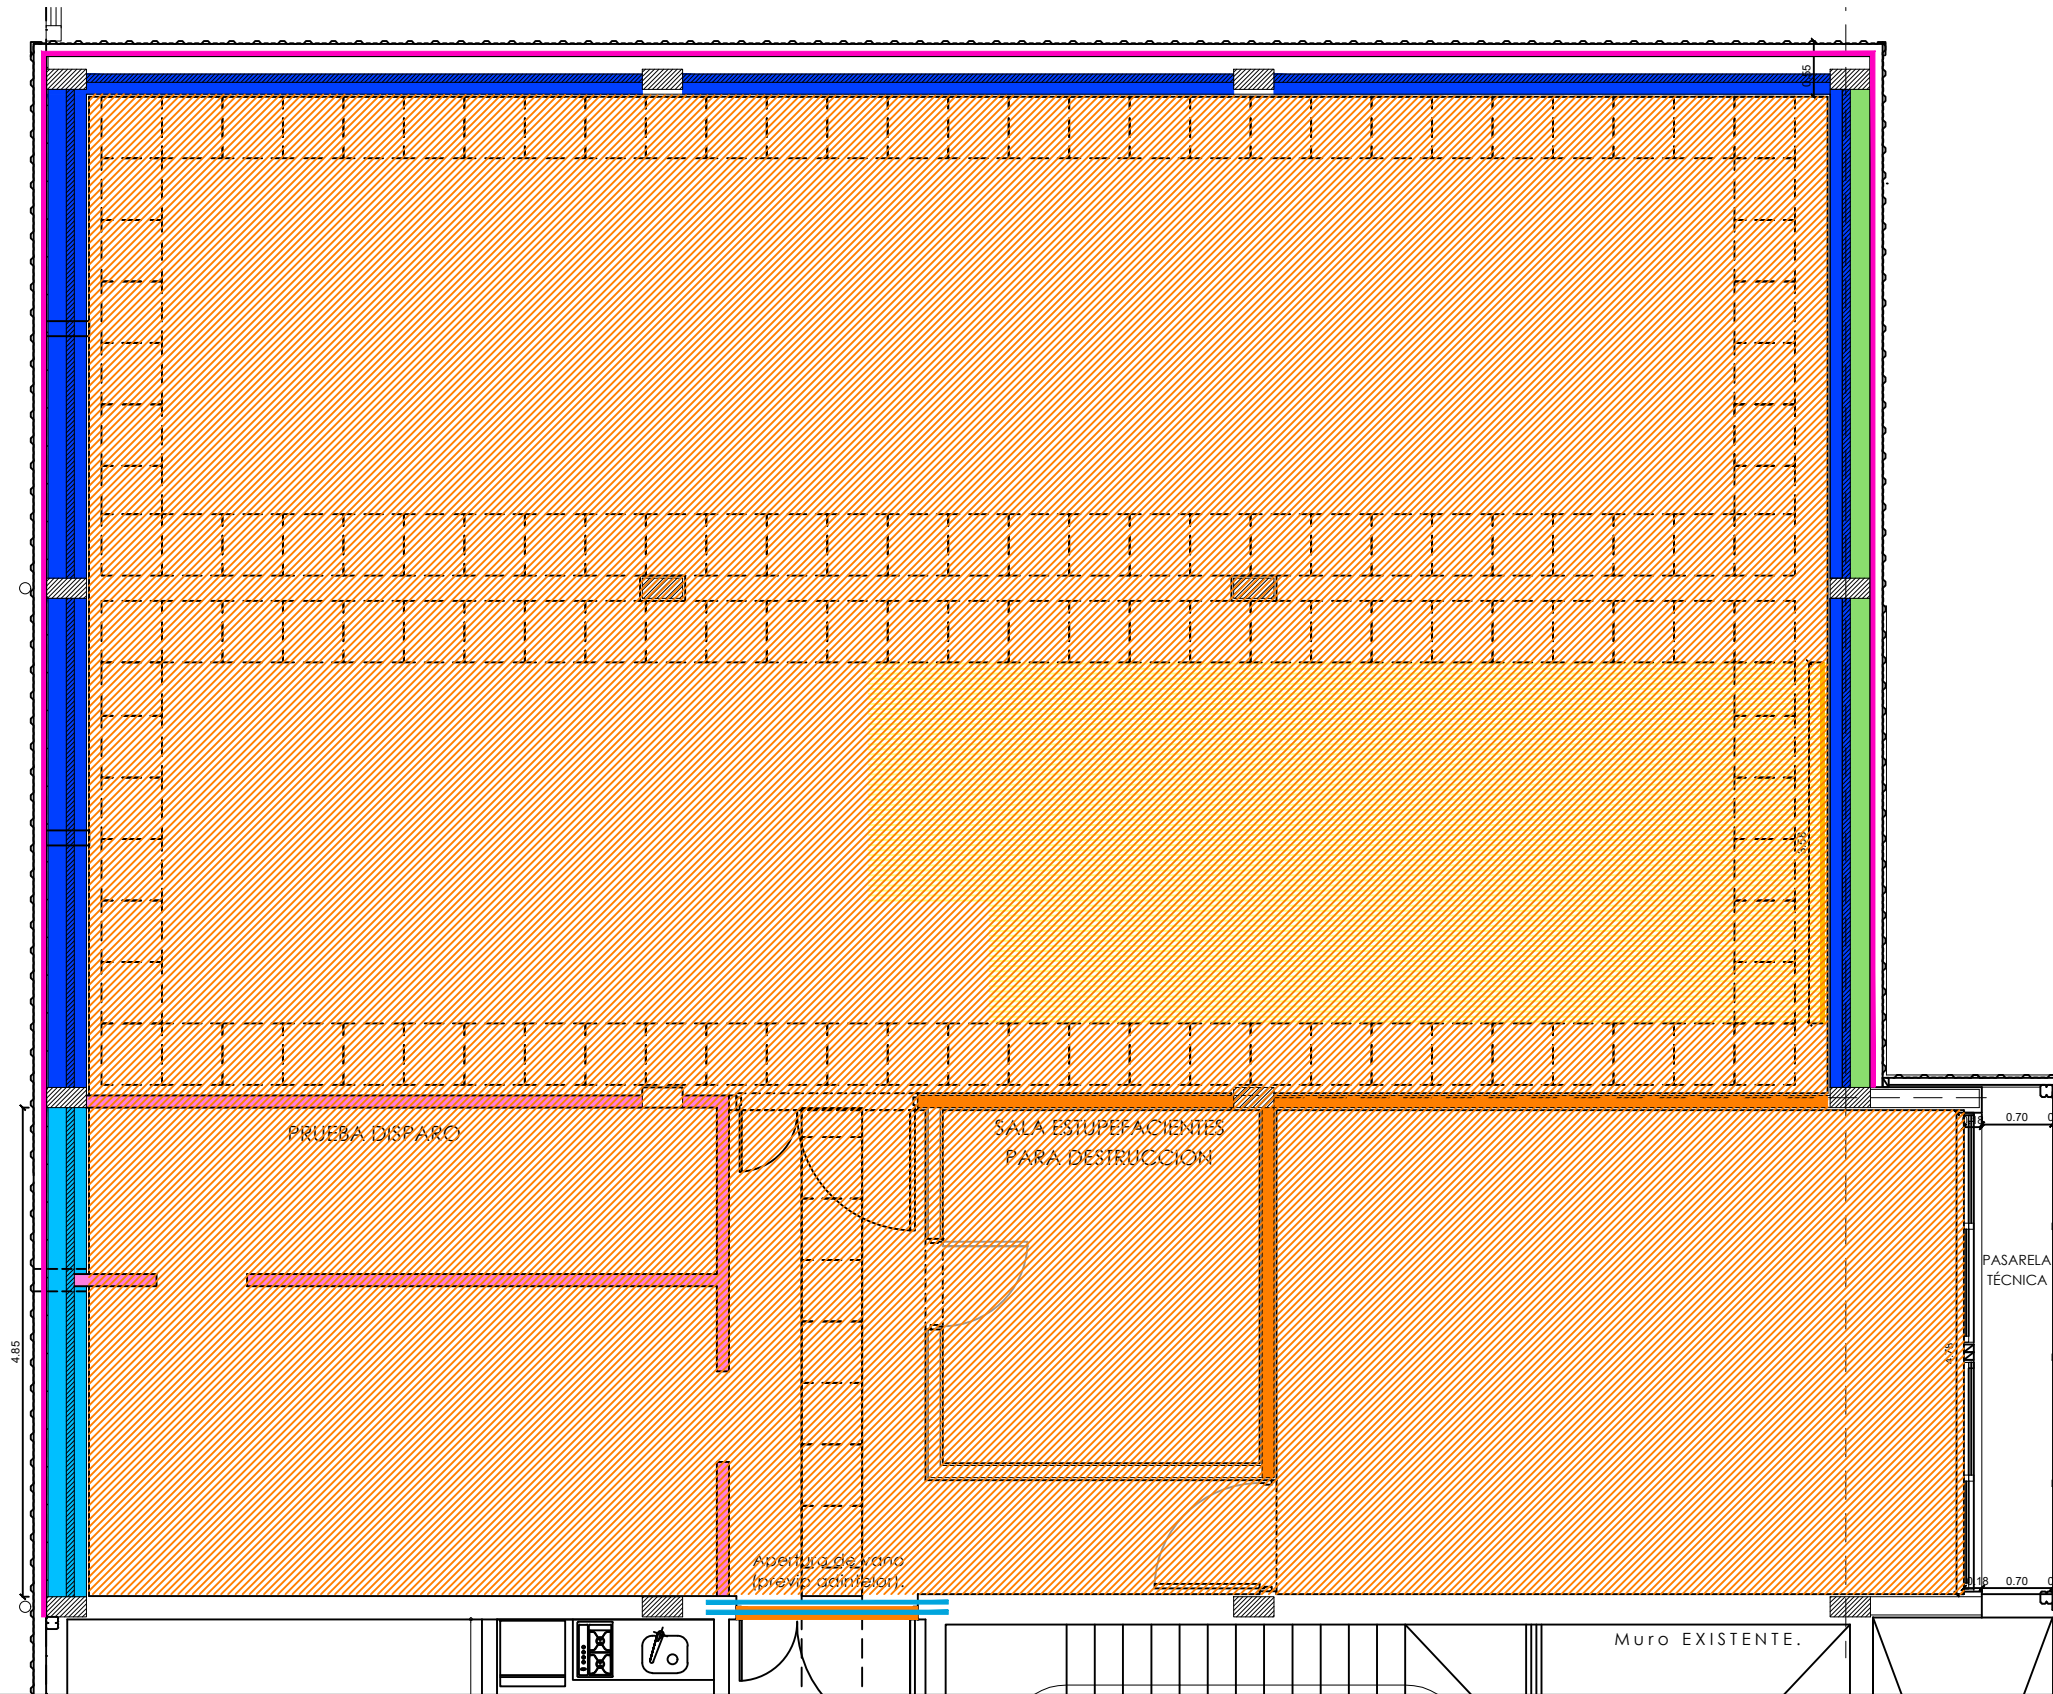

REFERENCIAS:

- EXTRACCIÓN Y RETIRO DE CIELORRASO DE DURLOCK (incluye su estructura).
- EXTRACCIÓN Y RETIRO DE PLACAS DE DURLOCK EN PARED.
- DEMOLICIÓN DE CARPETA Y CONTRAPISO (REHACER AMBAS), EN TODA LA PLANTA ALTA.
- EXTRACCIÓN Y RETIRO DE CLAVADORES EN MAMPOSTERÍA + PROV Y COLOCACIÓN DE NUEVOS CLAVADORES (PERFILES C 12 x 1.6mm galvanizados) ANCLADOS PARA SOSTÉN DE REVESTIMIENTO DE CHAPA TRAPEZOIDAL PREPINTADA - T101.
- DEMOLICIÓN DE TABIQUE DE MAMPOSTERÍA DE LAD. HUECOS/ APERTURA DE VANO, PREVIO ADINTELAR CON PERFILES NORMALES.
- DEMOLICIÓN DE MAMPOSTERÍA (lado oeste en Planta Alta). Comprende INTERIOR DE LAD. HUECOS (12cm), TABIQUE INTERNO DE HºAº y EXTERIOR DE LAD. HUECOS (18 cm).
- DEMOLICIÓN DE MAMPOSTERÍA (lado norte y este en Planta Alta). Comprende INTERIOR DE LAD. HUECOS (12cm) + TABIQUE INTERNO DE HºAº.
- DEMOLICIÓN DE MAMPOSTERÍA (lado este en Planta Alta). Comprende EXTERIOR DE LAD. HUECOS (18cm), a partir desde el nivel de dintel.
- DEMOLICIÓN DE TABIQUE DE HORMIGÓN ARMADO EN PLANTA ALTA.

TODAS LAS MEDIDAS SE VERIFICAN EN OBRA

SUPERIOR TRIBUNAL DE JUSTICIA DE LA PROVINCIA DE ENTRE RÍOS - ÁREA DE PLANEAMIENTO E INFRAESTRUCTURA EDIFICIO JUDICIAL



OBRA: COMPLETAMIENTO Y TERMINACIÓN DEPÓSITO EFECTOS SECUESTRADOS DEL S.T.J.-ENTRE RÍOS.

INMUEBLE: SANTOS DOMINGUEZ Nº 195.

LOCALIDAD: PARANÁ.-

DEPARTAMENTO: PARANÁ.-

Plano: PLANTA ALTA - DEMOLICIONES + EXTRACCIONES

PROYECTO: D.A.J.E.R.

FECHA: OCTUBRE DE 2025.-

ESCALA: 1.75.-

30